

REGIONE PIEMONTE PROVINCIA DI CUNEO



Comune di FOSSANO

TITOLO: Realizzazione opere civili serbatoio, locali tecnici e servizi campo pozzi in località San Magno

PROGETTO DEFINITIVO

TAVOLA: Impianto Elettrico e Speciali AREA ESTERNA
 SCALA: 1:200
 ELABORATO N°: E02




SEDE LEGALE: P.zza Dompè n° 3, 12045 FOSSANO (CN)
 SEDE OPERATIVA: Via Carello n° 5, 12038 SAVIGLIANO (CN)

REVISIONE		DATA	REVISIONE		DATA
0		Febbraio 2018	1		Maggio 2018

REVISIONE		DATA	REVISIONE		DATA
0		Febbraio 2018	0		Febbraio 2018

Le scale sono espresse utilizzando le unità di misura (franchi, metri e sottomultipli) del SI (Sistema Internazionale di unità di misura). L'impresa Contralettore è tenuta a verificare quale misura prima dell'inizio dei lavori.

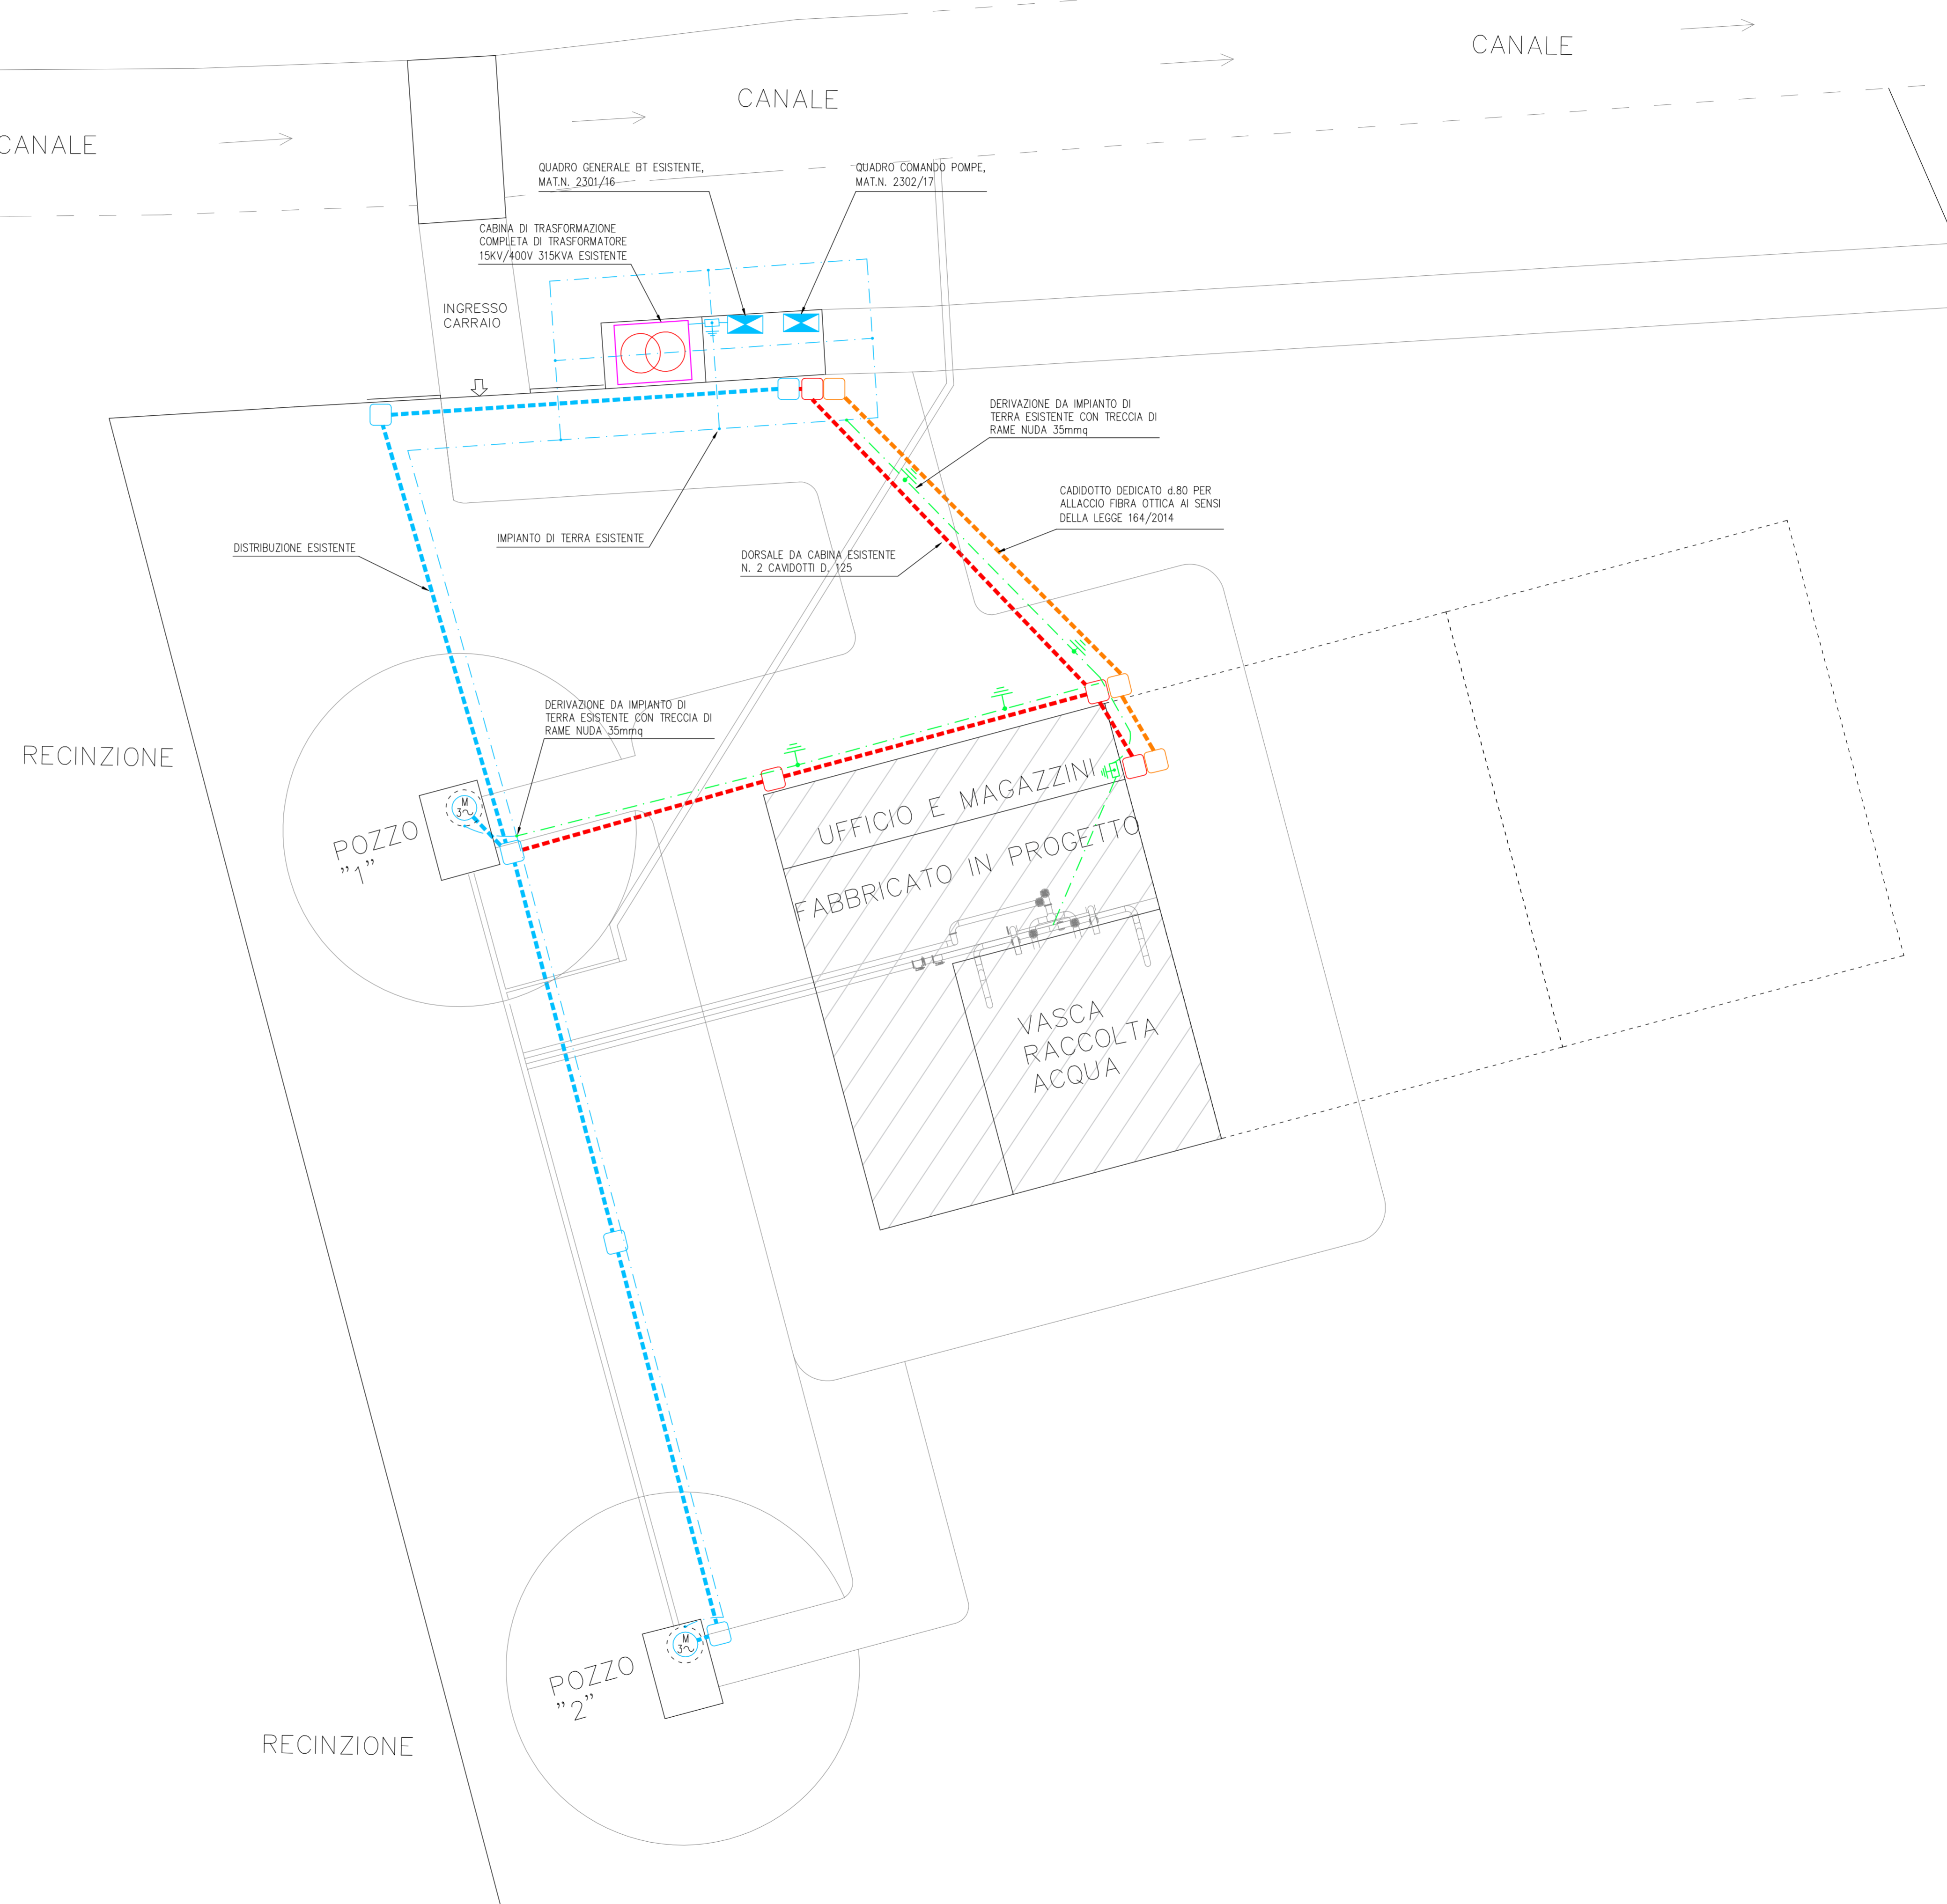

SIMBOLO	DENOMINAZIONE	SIMBOLO	DENOMINAZIONE
	INTERRUTTORE UNIPOLARE		QUADRO DI DISTRIBUZIONE
	DEVATORE		PUNTO CITOFONICO INTERNO
	PULSANTE UNIPOLARE		PUNTO CITOFONICO ESTERNO
	INTERRUTTORE BIPOLARE		RIQUALIFICAZIONE DELLA COMPARTIMENTAZIONE REI DELLE PARETI ATTRAVERSATE DA CANALINE E FASCI DI TUBI
	CRONOTERMOSTATO AMBIENTE		BOILER ELETTRICO POSATO A PARETE
	CORPO ILLUMINANTE INCASSATO A CONTROSOFFITTO EQUIPAGGIATO DI LAMPADA A LED 35W, TIPO NOVALUX THE PANEL60x60 - IP40 - UGR<19		PUNTO LUCE A SOFFITTO
	PRESA STANDARD ITALIANO 10/16A		CAVODOTTO INTERRATO
	PULSANTE A TIRANTE		SENSORE DI PRESENZA INTERRUTTORE CON REGOLAZIONE TEMPO DI ACCENSIONE
	SUONERIA		RISALITA IN CANALINA TIPO CABLOFIL 150x75
	CORPO ILLUMINANTE TIPO RING NOVALUX, D.17, 11W LED, 4000K INSTALLATO IN CONTROSOFFITTO		PUNTO ALIMENTAZIONE TERMOCOINVETTORE TIPO VORTICE MICROGRAPID O SIMILARE
	CORPO ILLUMINANTE TIPO RING NOVALUX, D.23, 17W LED, 4000K COMPLETO DI ACCESSORIO PER POSA ESTERNA, INSTALLATO A PARETE		PROIETTORE DA ESTERNO EQUIPAGGIATO DI LAMPADA LED 130W TIPO DISANO RODIO 1897
	PRESA TRASMISSIONE DATI / TELEFONICA		PUNTO LUCE A PARETE
	PUNTO DI ALIMENTAZIONE		PLAFONIERA IP 65 EQUIPAGGIATA DI LAMPADA LED 1x24W, TIPO 3F FILIPPI LINDA LED cod. 58583
	PUNTO LUCE A PARETE		PLAFONIERA IP 65 EQUIPAGGIATA DI LAMPADA LED 2x30W, TIPO 3F FILIPPI LINDA LED cod. 58616
	PUNTAZZA IN ACCIAIO ZINCATO A CALDO l=1500mm		CANALINA DI DISTRIBUZIONE TIPO CABLOFIL 200x75 POSA A PARETE CON SETTO SEPARATORE
	CONDUTTORE IN Cu NUDDO 35mmq		QUADRO TRASMISSIONE DATI
	PIASTRA EQUIPOTENZIALE		PUNTO ALIMENTAZIONE SPLIT IMPIANTO CONDIZIONAMENTO INSTALLATO A CONTROSOFFITTO TIPO DAIKIN FX2020A
	PRESA UNEL SCHUKO 10/16A		PUNTO DI COMANDO SPLIT IMPIANTO DI CONDIZIONAMENTO TIPO DAIKIN BRCE153A
	POZZETTO INTERRATO DIM. 60x60 COMPLETO DI CHIUSINO IN GHISA PER TRAFFICO PESANTE		PUNTO ALIMENTAZIONE SPLIT IMPIANTO CONDIZIONAMENTO INSTALLATO A PARETE TIPO DAIKIN FXA050P
	PULSANTE DI SGANCIO IN CASSETTA ROSSA CON PULSANTE LUMINOSO		CORPO ILLUMINANTE AUTONOMO DI EMERGENZA LED S.E. AUT. 60 min, outotest 24W equivalente, 680lm, IP65, TIPO LINERGY EVOLUTION LED ES24NY0EBRT
			CORPO ILLUMINANTE AUTONOMO DI EMERGENZA LED S.E. AUT. 60 min, outotest 11W equivalente, 205lm, IP65, TIPO LINERGY EVOLUTION LED EST110EBRT