



PIANTA CHIAVE - SCALA 1:500

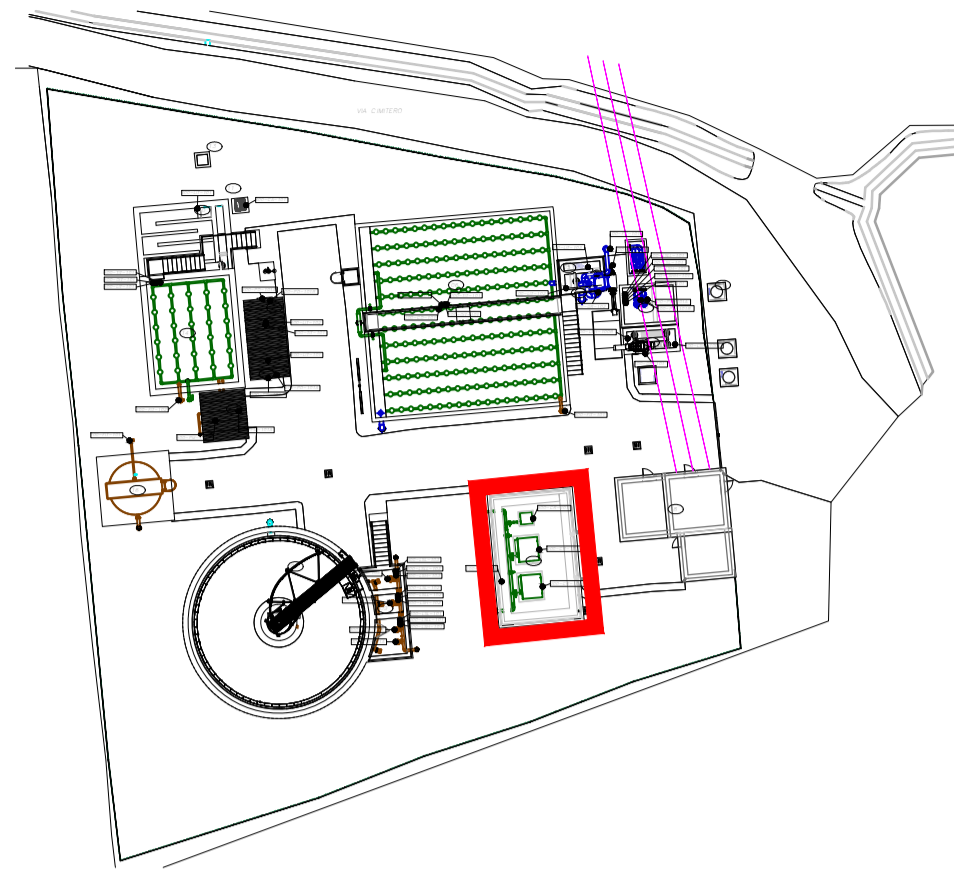


LEGENDA IMPIANTO ELETTRICO

SIMBOLO	DESCRIZIONE
<p>Vista in pianta Sez. Vista laterale</p>	CANALE ELETTRICO RETICOLATO IN ACCIAIO ZINCATO A CALDO DOPO LAVORAZIONE, STAFFATO A PARETE O SOFFITTO E COMPLETO DI TUTTI GLI ACCESSORI DI MONTAGGIO E FISSAGGIO, COMPLETO DI COPERCHIO E SEPARATORE DOVE NECESSARIO. DIMENSIONI 300x100 mm
<p>TIPO 1</p>	PLAFONIERA STAGNA TIPO A LED 49W - IP66 - 6384 lm DISANO 970 THEMA O EQUIVALENTE
<p>TIPO 2</p>	PLAFONIERA STAGNA TIPO A LED 49W - IP66 - 6384 lm DISANO 970 THEMA O EQUIVALENTE COMPLETA DI GRUPPO BATTERIE AUTONOMO DI EMERGENZA
	PLAFONIERA DI EMERGENZA CON PITTOGRAMMA A LED - AUTONOMIA 1h
	INTERRUTTORE UNIPOLARE
	GRUPPO PRESE COMPOSTO DA: - PRESA 2P+T, 16A, 230V, IP55 INTERBLOCCATA CON INTERRUTTORE E FUSIBILI DI PROTEZIONE TIPO PALAZZOLI SERIE TER O EQUIVALENTE - PRESA 3P+T, 16A, 400V, IP55 INTERBLOCCATA CON INTERRUTTORE E FUSIBILI DI PROTEZIONE TIPO PALAZZOLI SERIE TER O EQUIVALENTE

LAYOUT CANALE ELETTRICO - SCALA 1:25

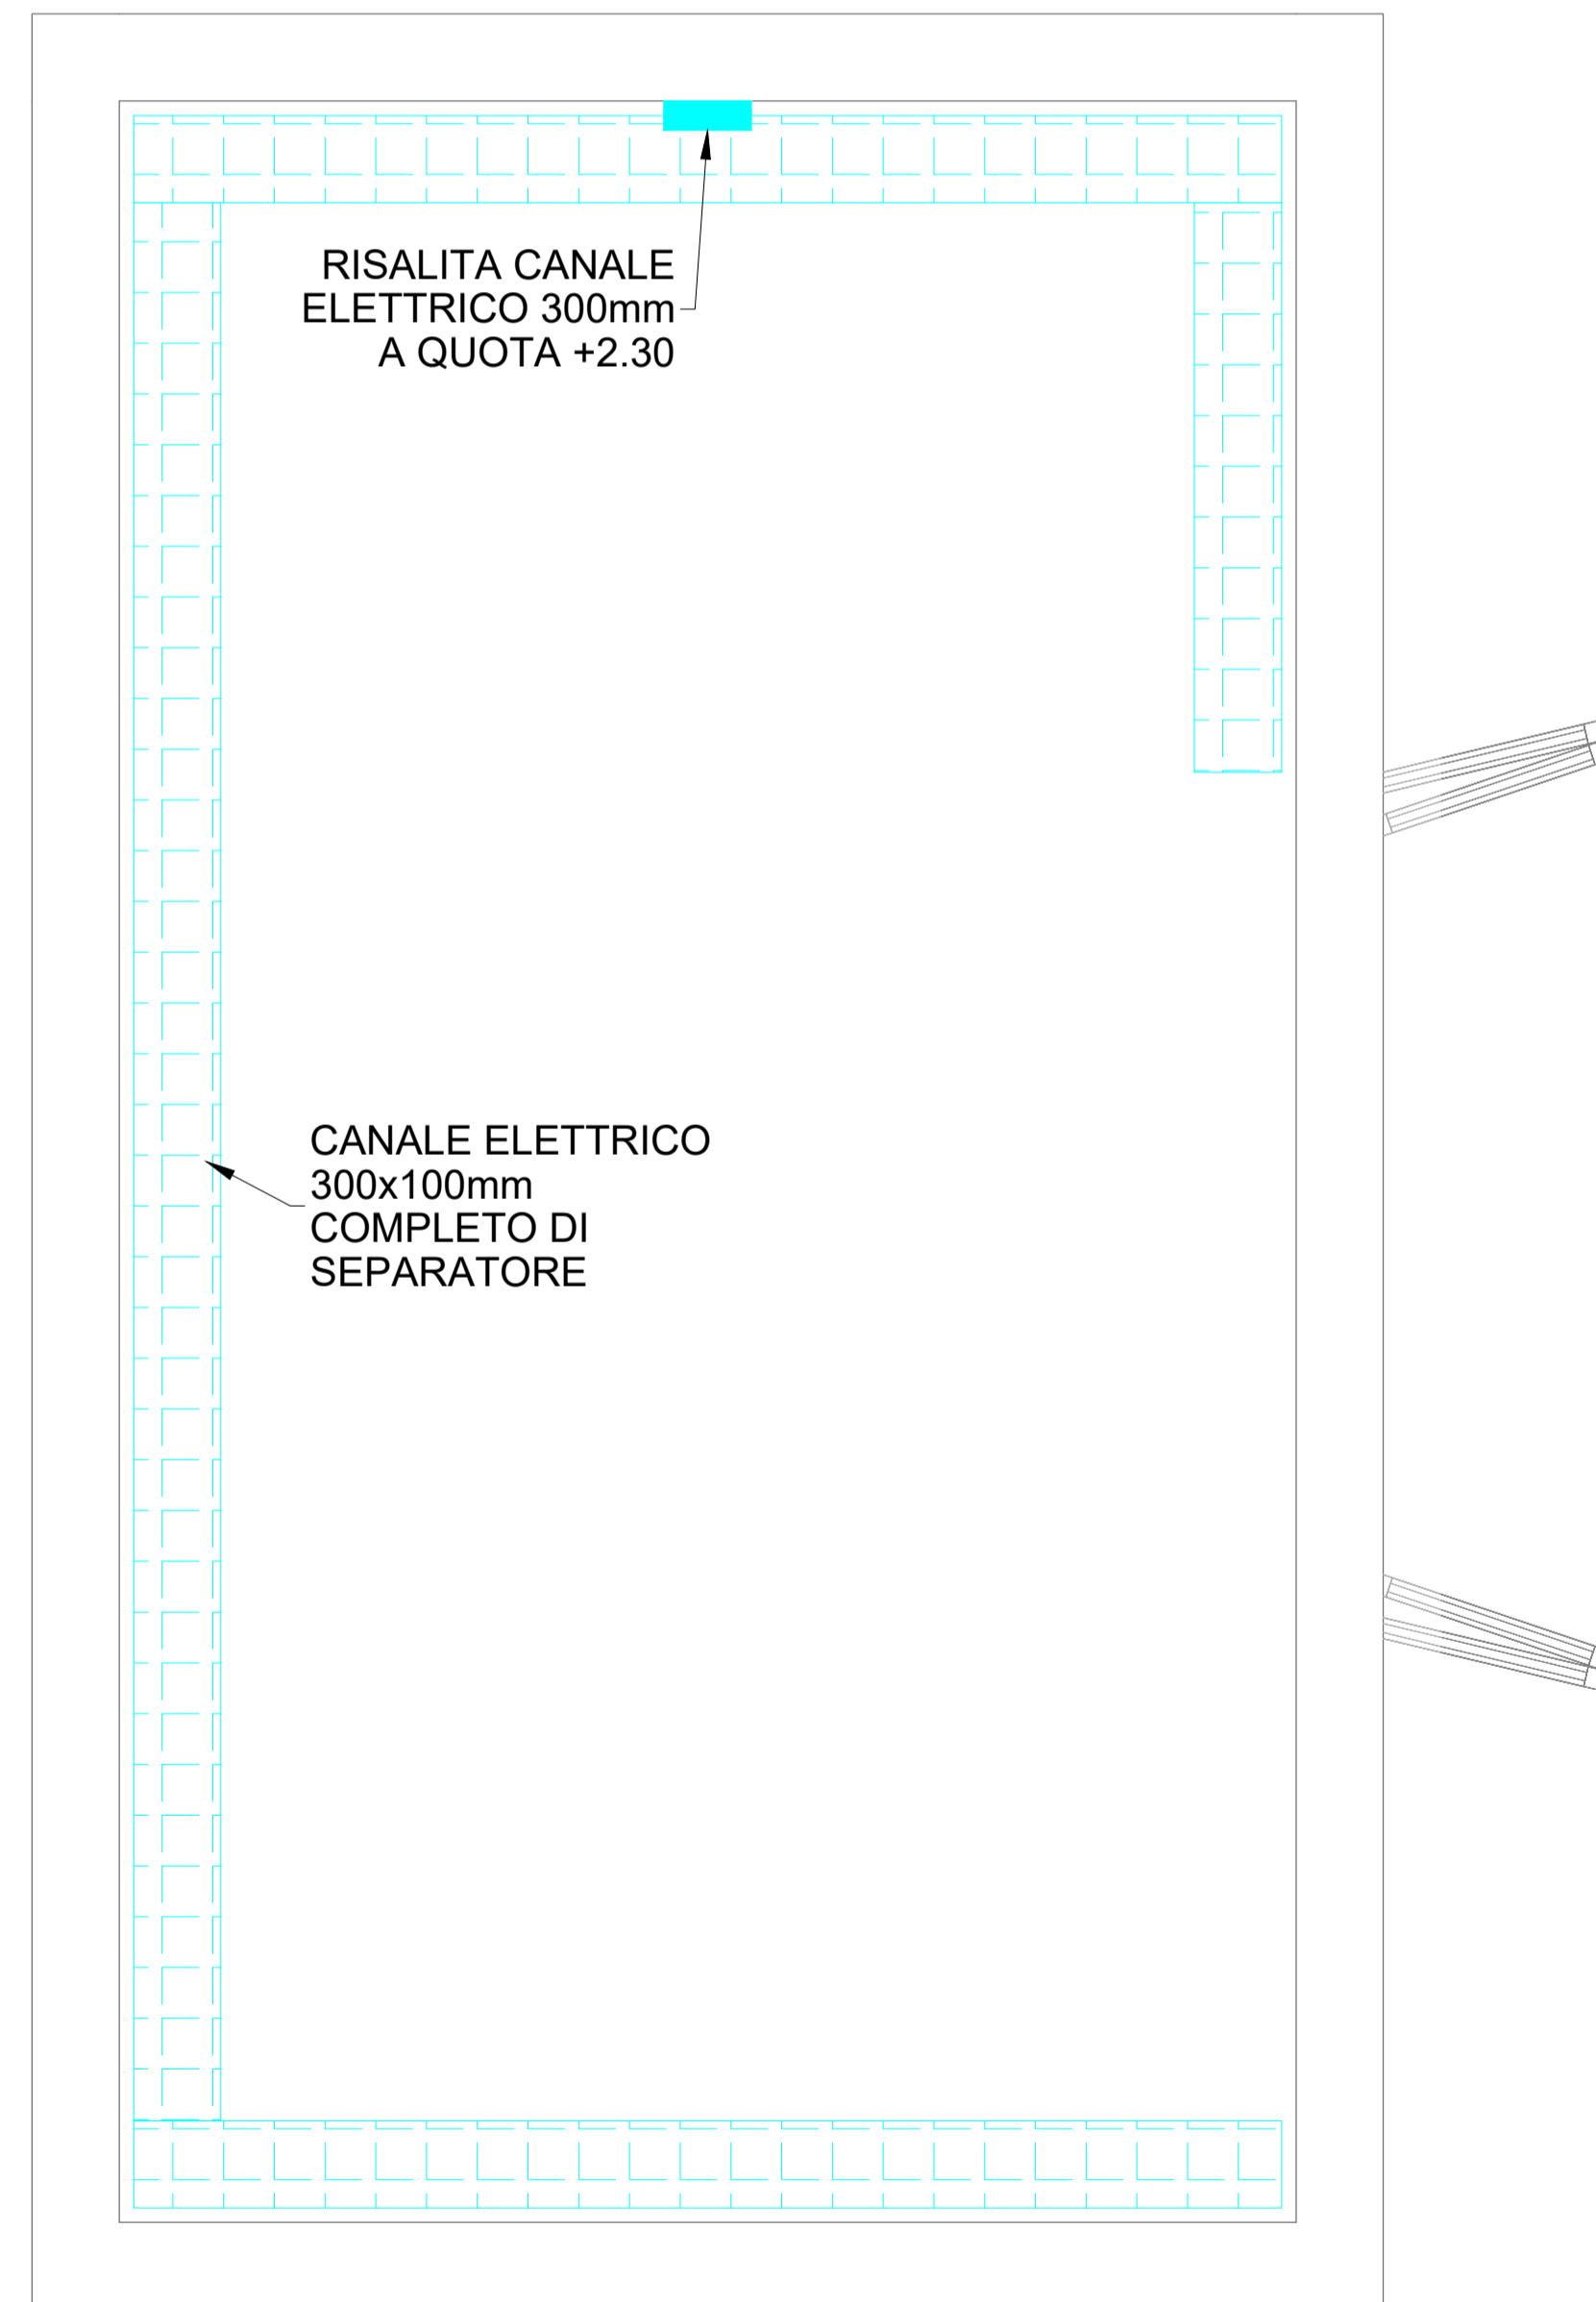

LAYOUT LUCE E F.M. - SCALA 1:25

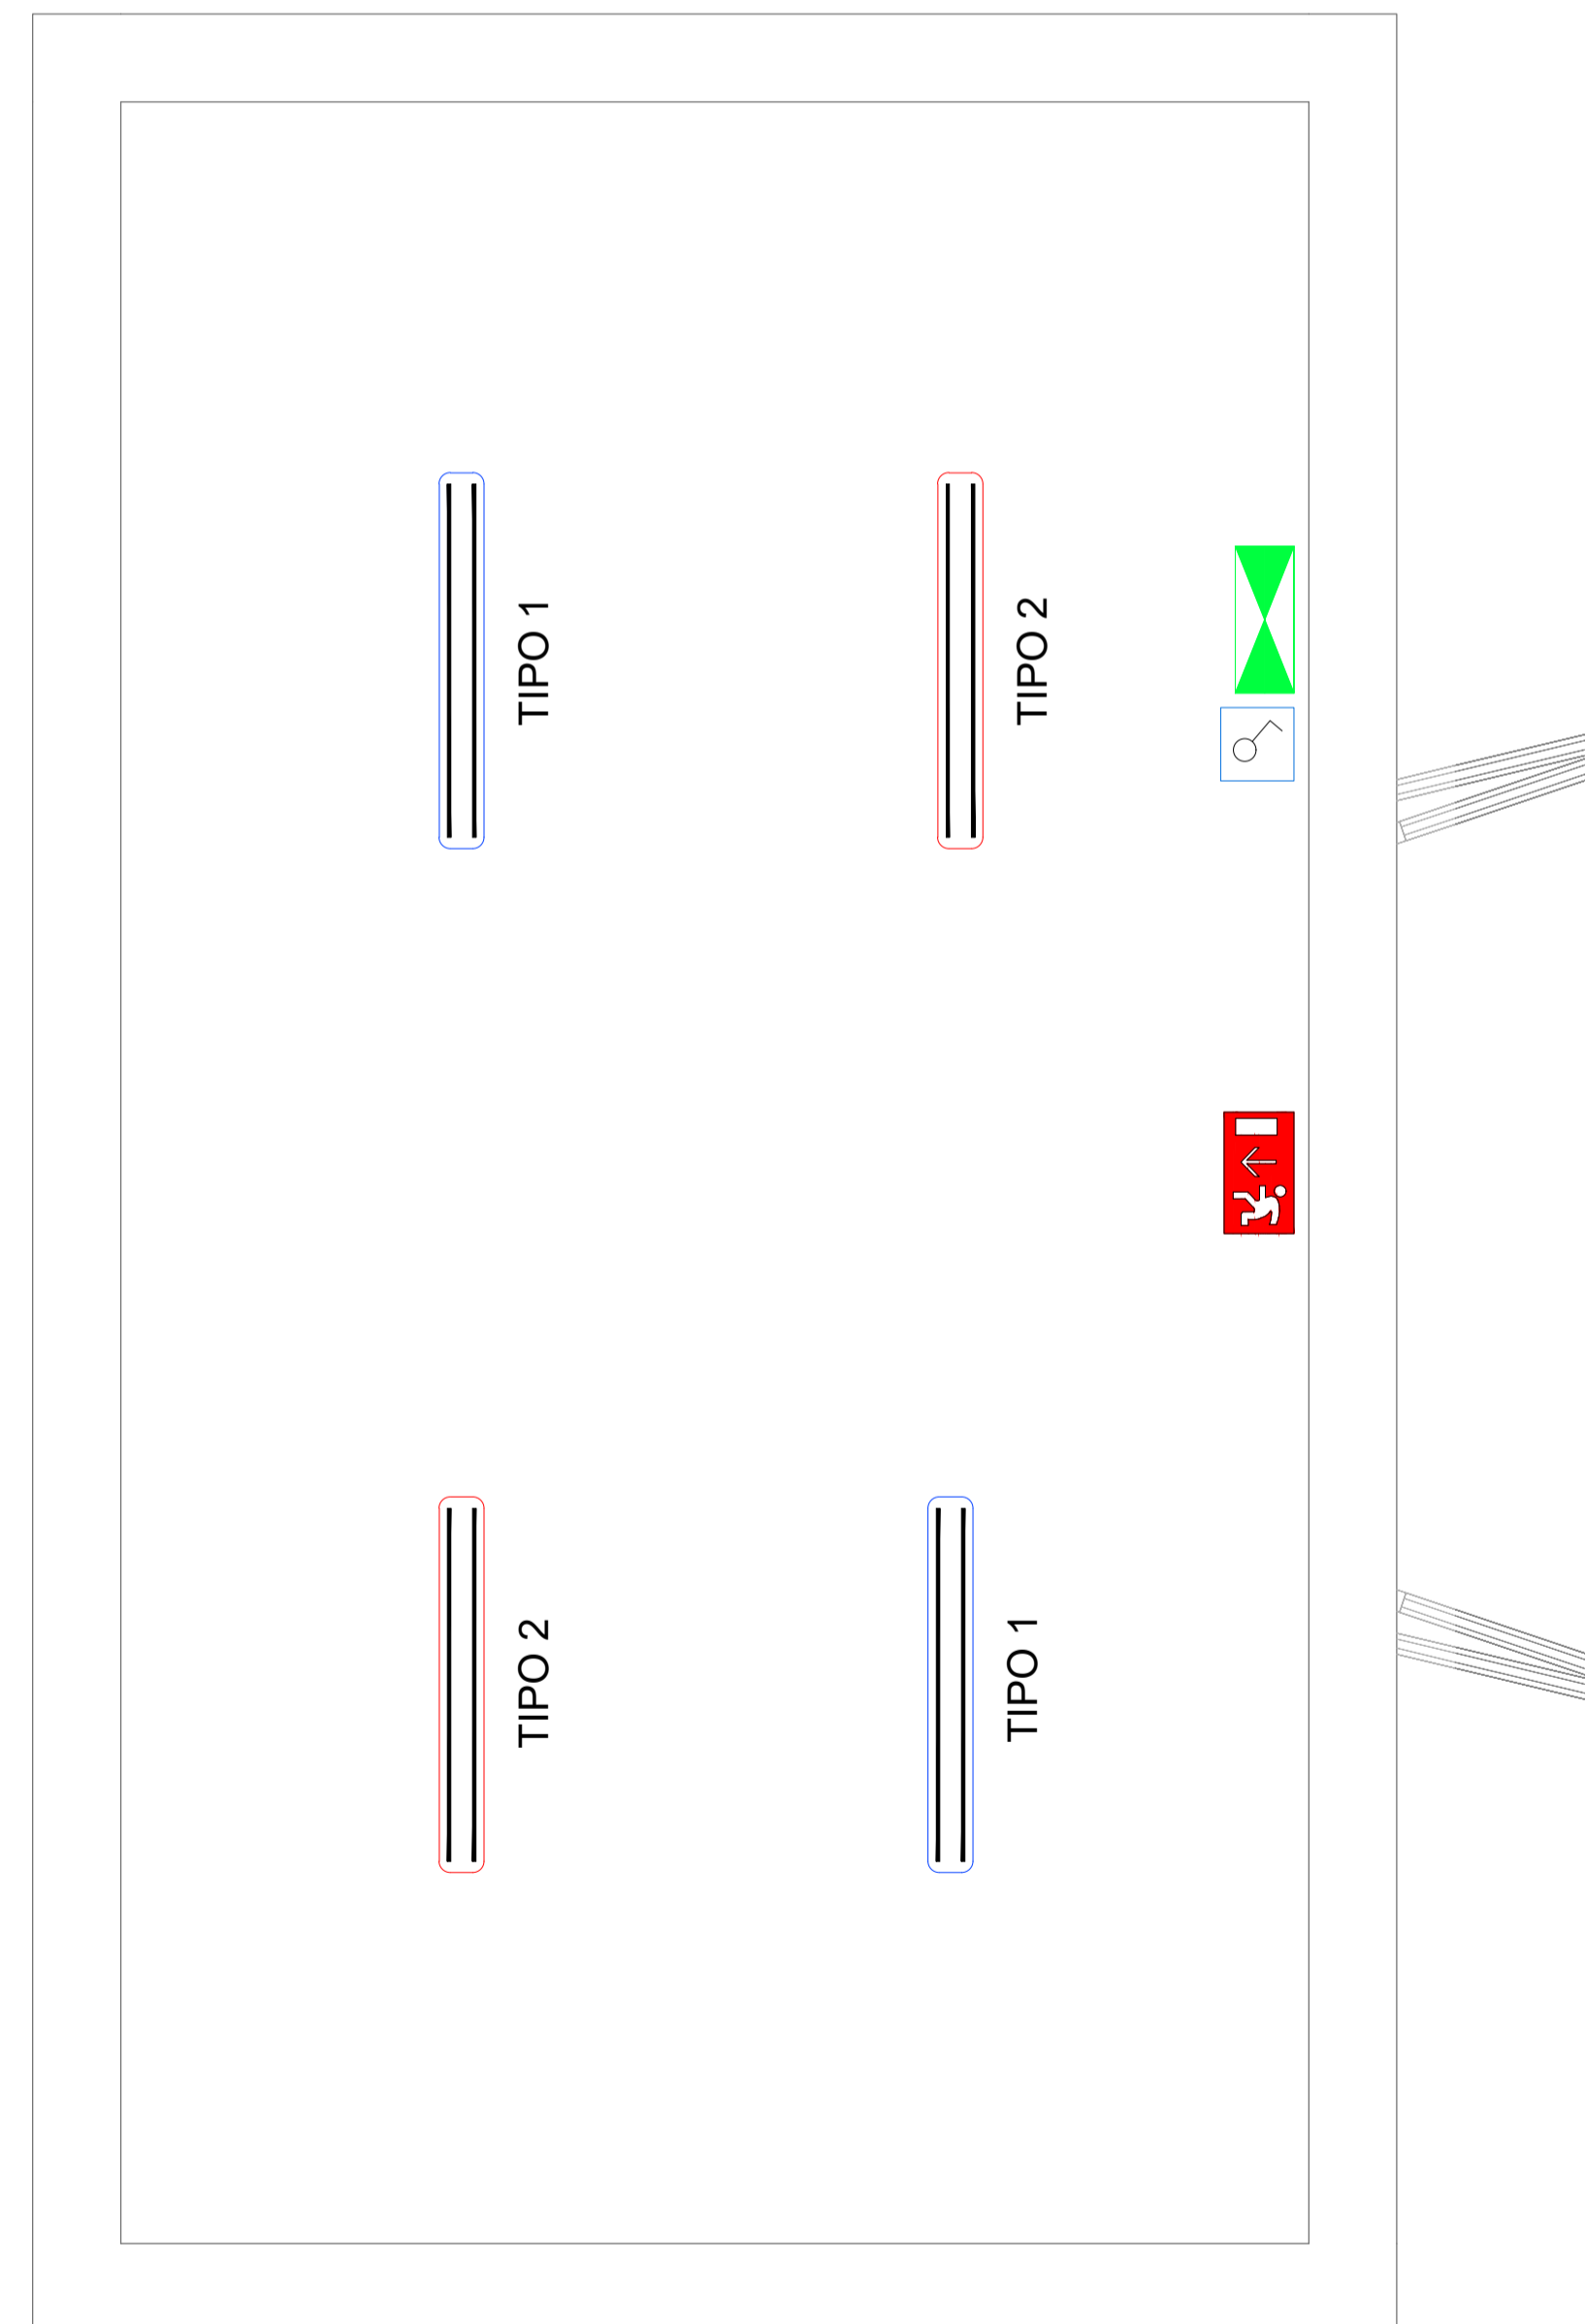

acda
azienda cuneese dell'acqua spa



COMUNE DI COSTIGLIOLE SALUZZO

Lavori di potenziamento dell'impianto di depurazione di Costigliole Saluzzo

Livello di progettazione: **PROGETTO DEFINITIVO**

Oggetto elaborato: **Planimetria impianti elettrici locale soffianti**

Progetto:

 Sede Legale: Corso Nizza 88 - 12100 Cuneo
 Tel. 800.194.065 - fax 0171.326710
 Partita IVA: 02468770041
 Capitale sociale: € 5.000.000
 email: acda@acda.it

Progettazione: (Ordine Ingegneri di Cuneo n° 41886) Dott. Ing. Fabio Monaco

Responsabile Unico del Procedimento: (Ordine Ingegneri di Cuneo n° 4596) Dott. Ing. Roberto Beltritti

COMMESSA	Livello di progetto	Categoria di progetto	Tipo di elaborato	N. elaborato	REV.	DATA	SCALA/E
P0233	DE	EL	DW	04	00	06/12/21	1:25

REV.	Descrizione	DATA	Redatto da	Verificato da	Approvato da
00	Emissione per consegna progetto definitivo	06/12/21	ETC	Ing. Monaco	Ing. Beltritti