



PIANTA NUOVO POTABILIZZATORE
Scala 1:100

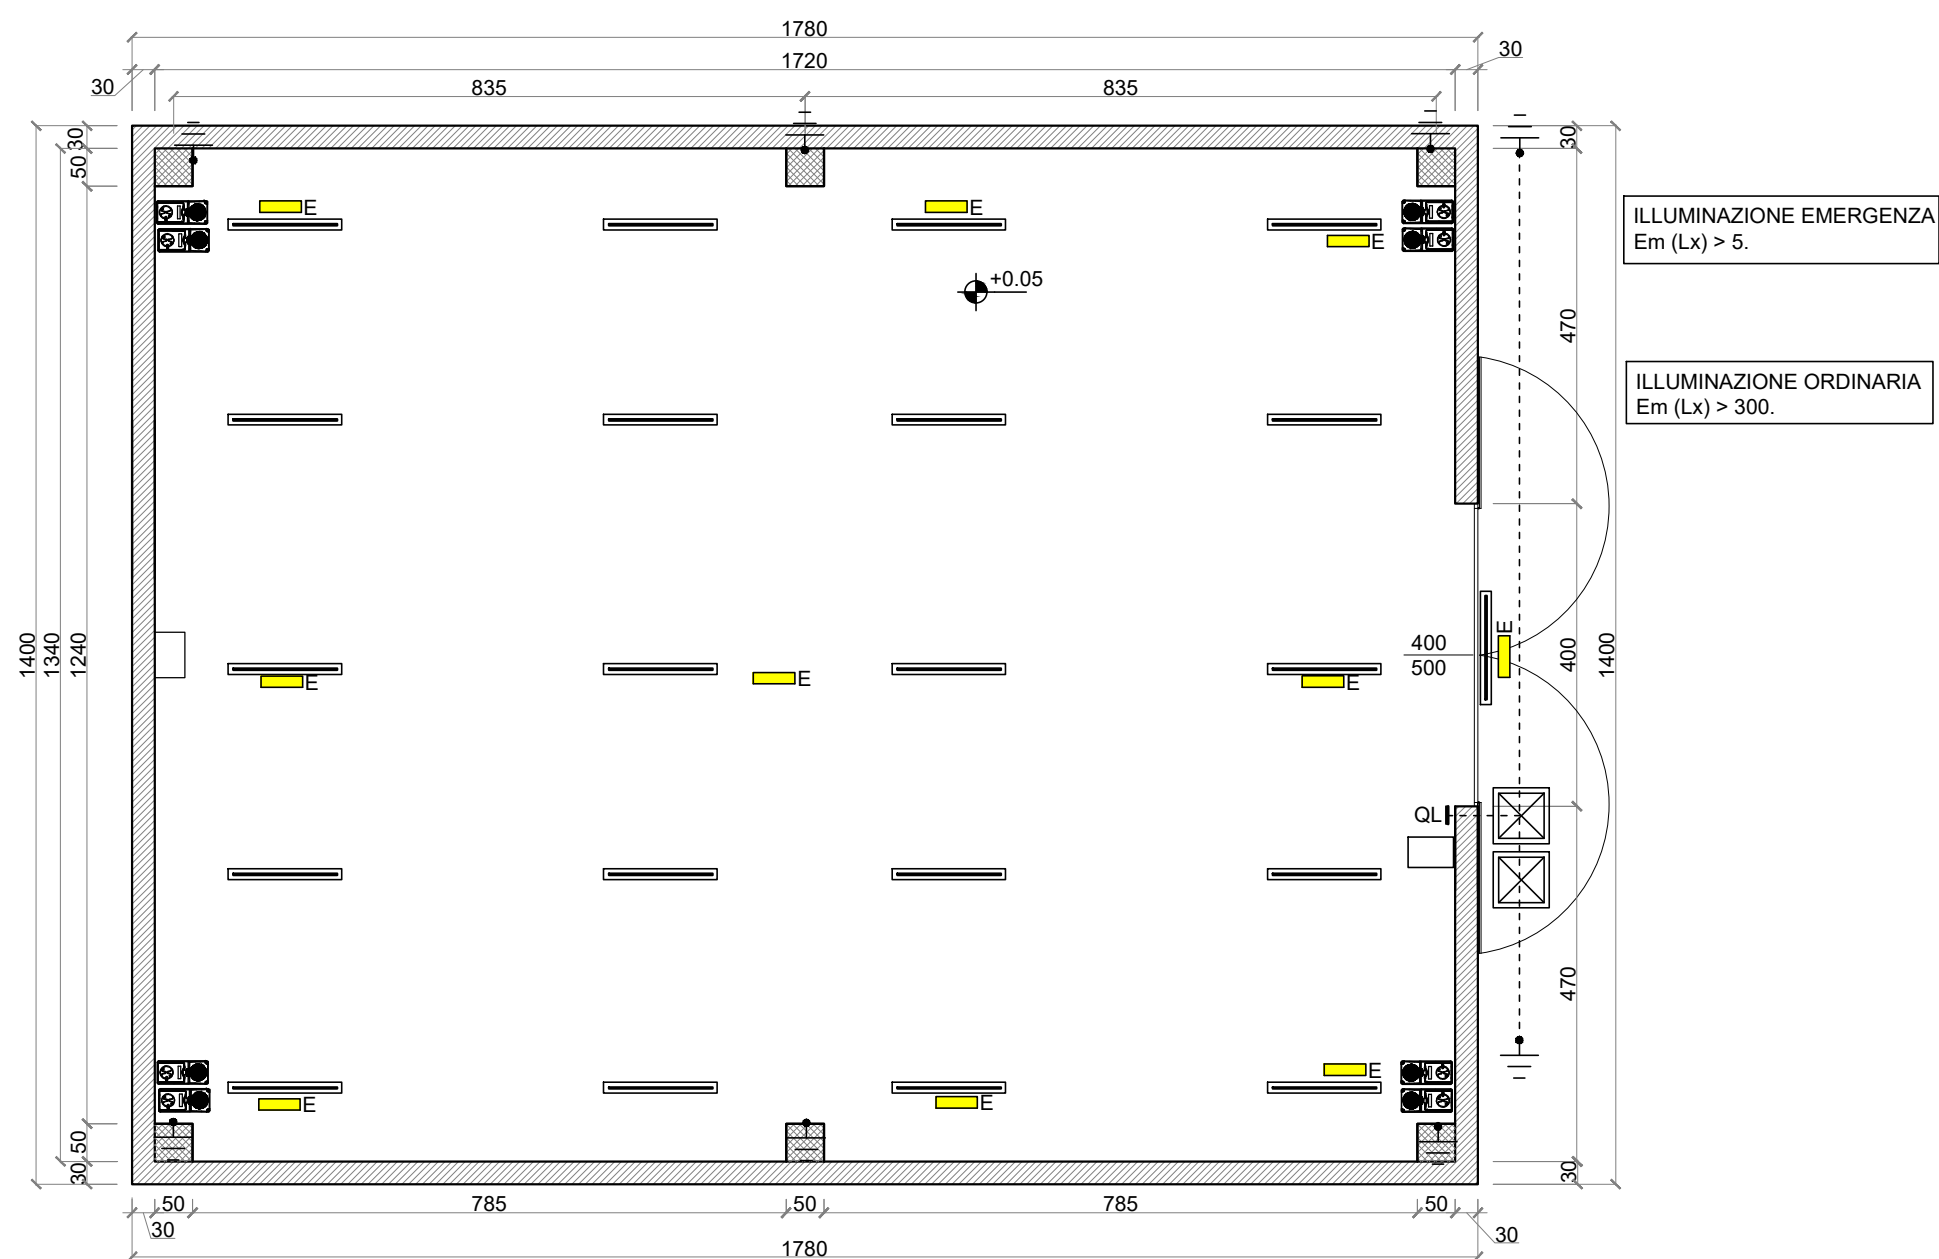

LEGENDA GENERALE SIMBOLI

	CONTENITORE 3 POSTI TIPO 503
	INTERRUTTORE UNIPOLARE 16A 220V
	DEVIATORE 16A 220V
	INTERRUTTORE BIPOLARE 16A 220V
	SUON PULSANTE PORTANOME
	PULSANTE 16A 220V
	CORPO CON PUNTO LUMINOSO
	PULSANTE A TIRANTE 16A 220V
	DOPPIO PULSANTE INTERBLOCCATO
	PRESA ALVEOLI PROTETTI 10A 220V
	PRESA ALVEOLI PROTETTI 10/16A 220V
	PRESA ALVEOLI PROTETTI 10/16A/UNEL 220V
	SUONERIA SQUILLANTE
	RONZATORE
	QUADRO ELETTRICO
	RETE / PALINA DI TERRA
	POZZETTO INTERRATO
	PUNTO LUCE A SOFFITTO
	PUNTO LUCE A PARETE
	LAMPADA DI EMERGENZA
	LAMPADA
	ELETTRIVALVOLA
	PRESA CEE 1P+N+T IP65
	PRESA CEE 3P+T IP65 - 3P+N+T IP65

PIANTA POTABILIZZATORE ESISTENTE
Scala 1:100

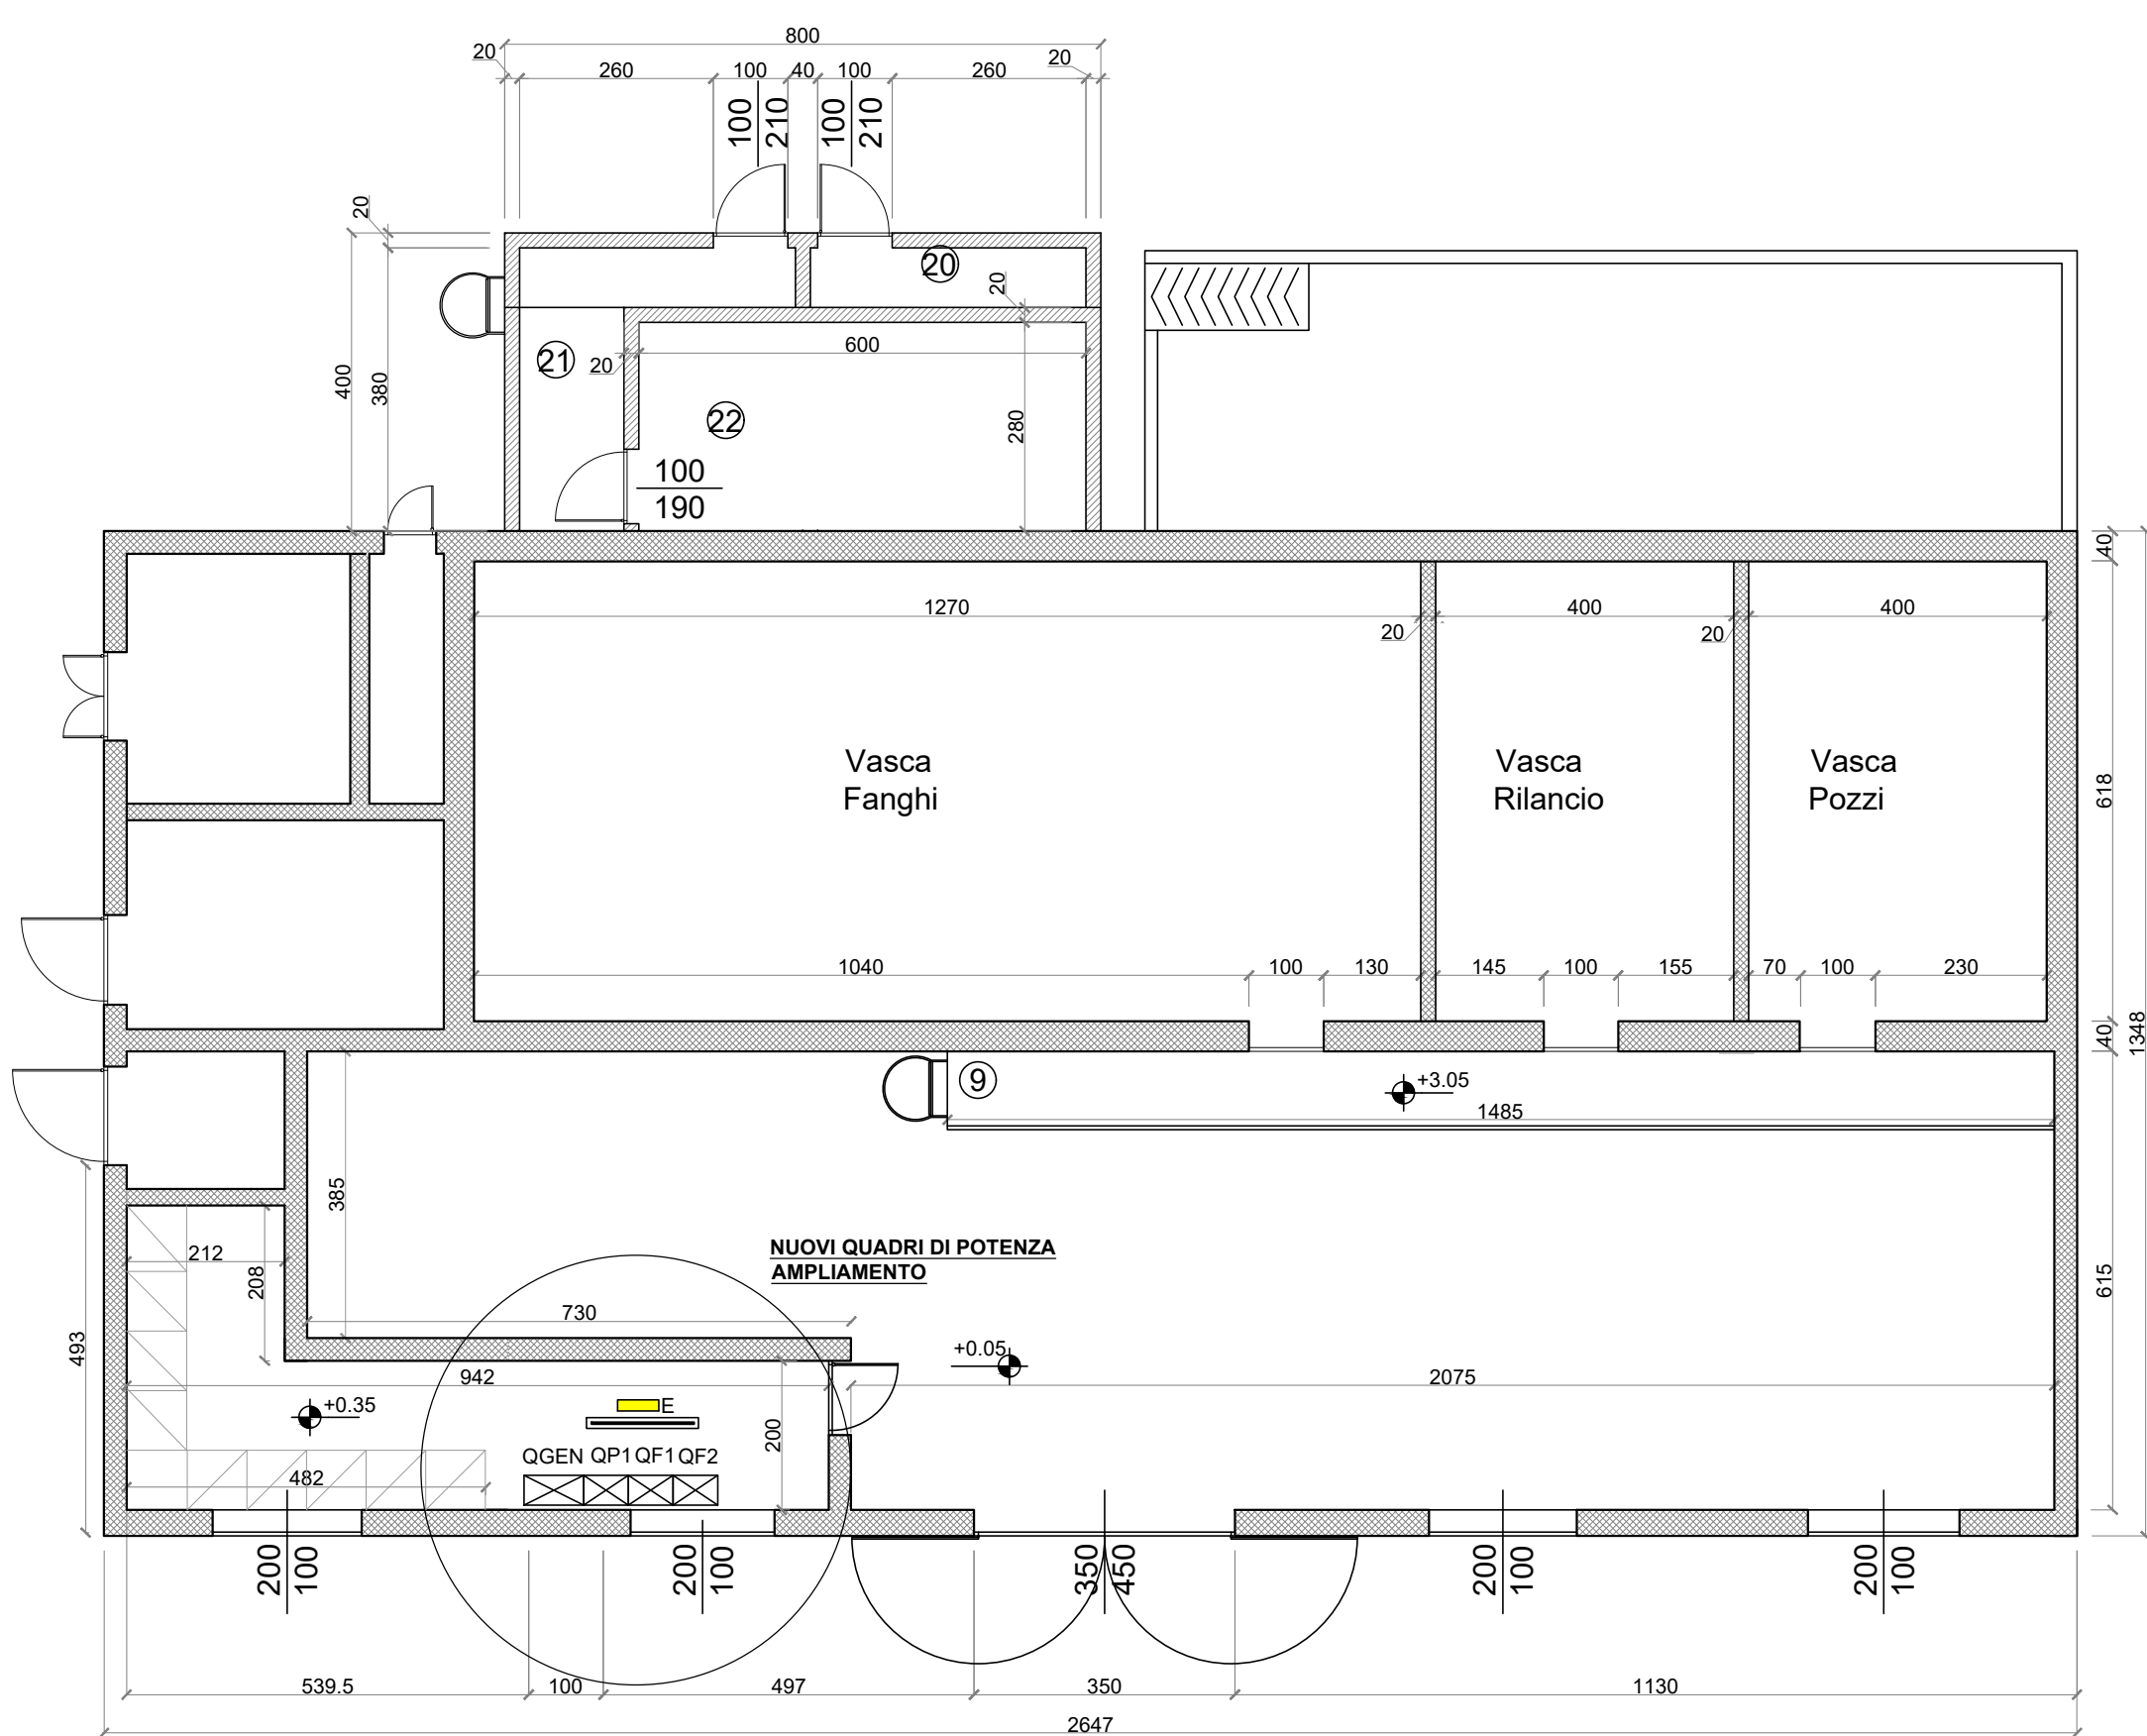

REGIONE
PIEMONTE



PROVINCIA
DI CUNEO



COMUNE DI SANTO STEFANO ROERO

REVAMPING IMPIANTO TRATTAMENTO POTABILIZZAZIONE
SANTO STEFANO ROERO LOC. VAREGLIO

PROGETTO DEFINITIVO

COMMITTENTE



TECNOEDIL S.p.A. Via Vivaro, 2 - 12051 ALBA (CN)
tel. +39 0173.441155 - fax + 39 0173.441104
www.egea.it - mail: tecnoedil@egea.it

PROGETTISTA



SAGLIETTO ENGINEERING S.r.l.
Corso Giolitti, 36 - 12100 CUNEO (CN)
tel. +39 0171.698381 - fax +39 0171.600599
sagliettoengineering@pec.it

CERTIFICATORE

Dott. Ing. Fabrizio Saglietto

ORDINE DEGLI INGEGNERI
E ARCHITETTI DELLA PROVINCIA DI CUNEO
A1061 - 2022 - Fabrizio Saglietto



REVISIONE 00	DATA 12/07/2022	DESCRIZIONE Impianto elettrico potabilizzatore esistente e nuovo potabilizzatore	ALLEGATO 3.10
Protocollo	Commessa 2021_034	SCALA 1:100	