

STATO DI PROGETTO ESECUTIVO

STATO OGGETTO DI PERIZIA

LEGENDA	
	Interventi oggetto di perizia



FOTO 1

FOTO 2

REGIONE PIEMONTE

PROVINCIA DI CUNEO



COMUNE DI CHERASCO

Interventi per l'ammodernamento ed il potenziamento delle opere comunali di captazione, trattamento e distribuzione dell'acqua potabile della città di Cherasco  
I Lotti

PERIZIA SUPPLETIVA E DI VARIANTE

<b>COMMITTENTE</b>		<b>CERTIFICATORE</b>
TECNOEDIL S.p.A. Via Vivaro, 2 - 12051 ALBA (CN) tel. +39 0173.441155 - fax +39 0173.441104 www.egea.it - mail: tecnoredil@egea.it		
<b>PROGETTISTA</b>		<b>CERTIFICATORE</b>
SAGLIETTO ENGINEERING S.r.l. Corso Giolitti, 36 - 12100 CUNEO (CN) tel. +39 0171.698381 - fax +39 0171.600599 sagliettoengineering@pec.it  Dott. Ing. Fabrizio Saglietto  ORDINE DEGLI INGEGNERI DELLA PROVINCIA DI CUNEO 1067 - Dott. Ing. Fabrizio Saglietto		



AUTORITÀ D'AMBITO n°4 CUNEESE





<b>REVISIONE</b> 00	<b>DATA</b> 03/08/2020	<b>DESCRIZIONE</b> Cabina elettrica esistente: interventi in perizia	<b>ALLEGATO</b> 3.4
Protocollo	Commessa 2010_010	<b>SCALA</b> 1:50	

PIANTA PIANO TERRA  
QUOTA +1.50 m Scala 1:50

SEZIONE A-A' Scala 1:50

PIANTA PIANO TERRA  
QUOTA +1.50 m Scala 1:50

SEZIONE A-A' Scala 1:50

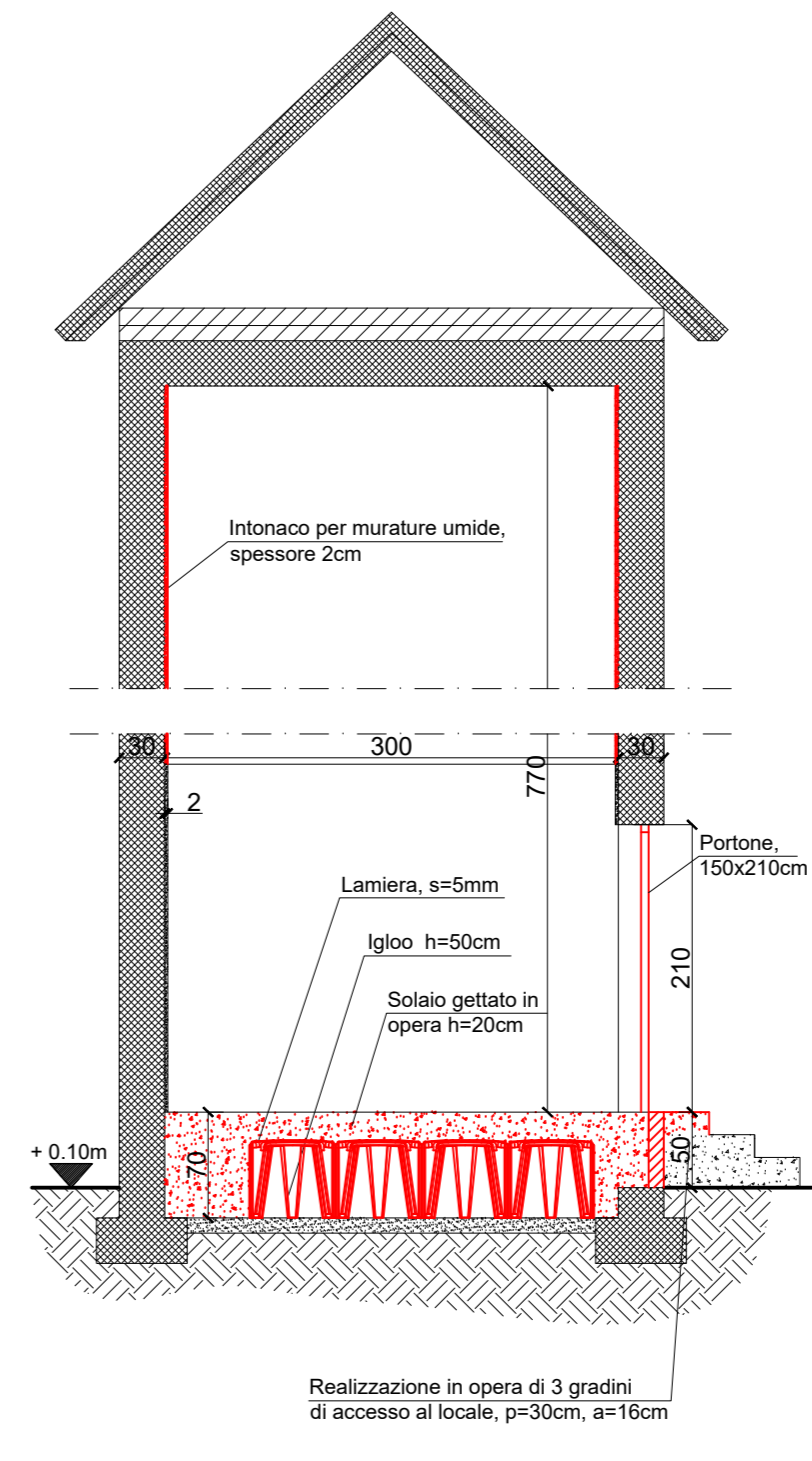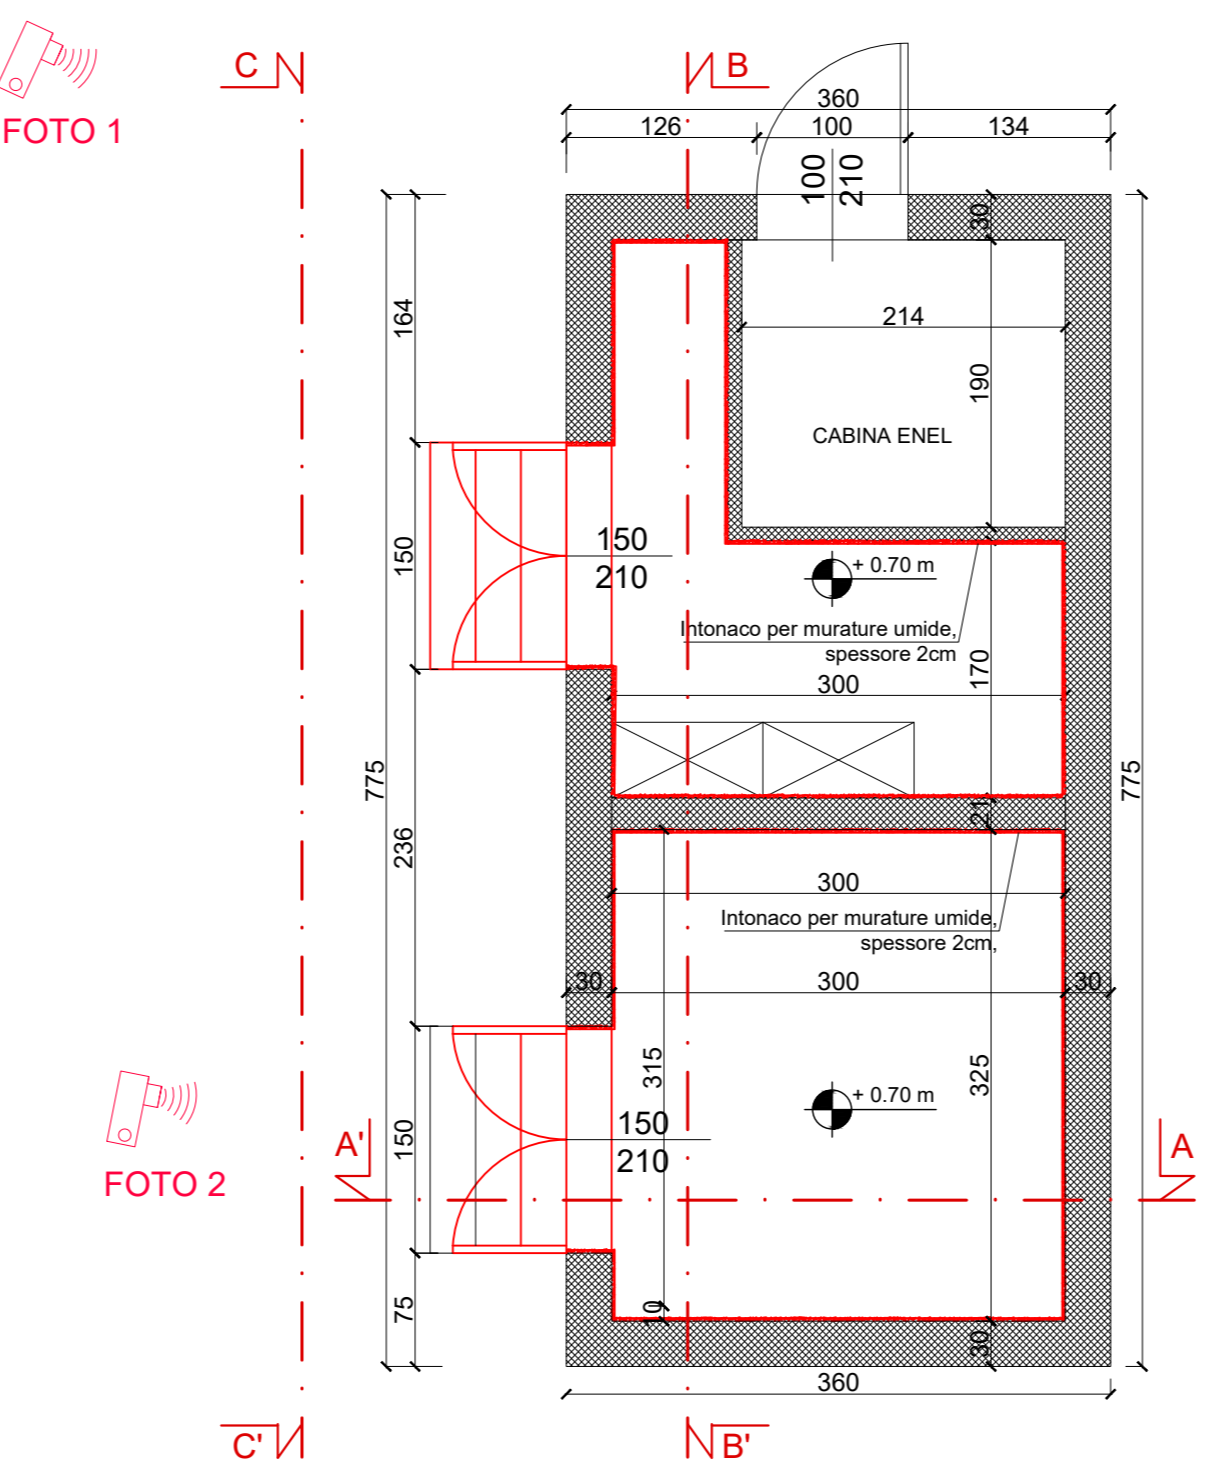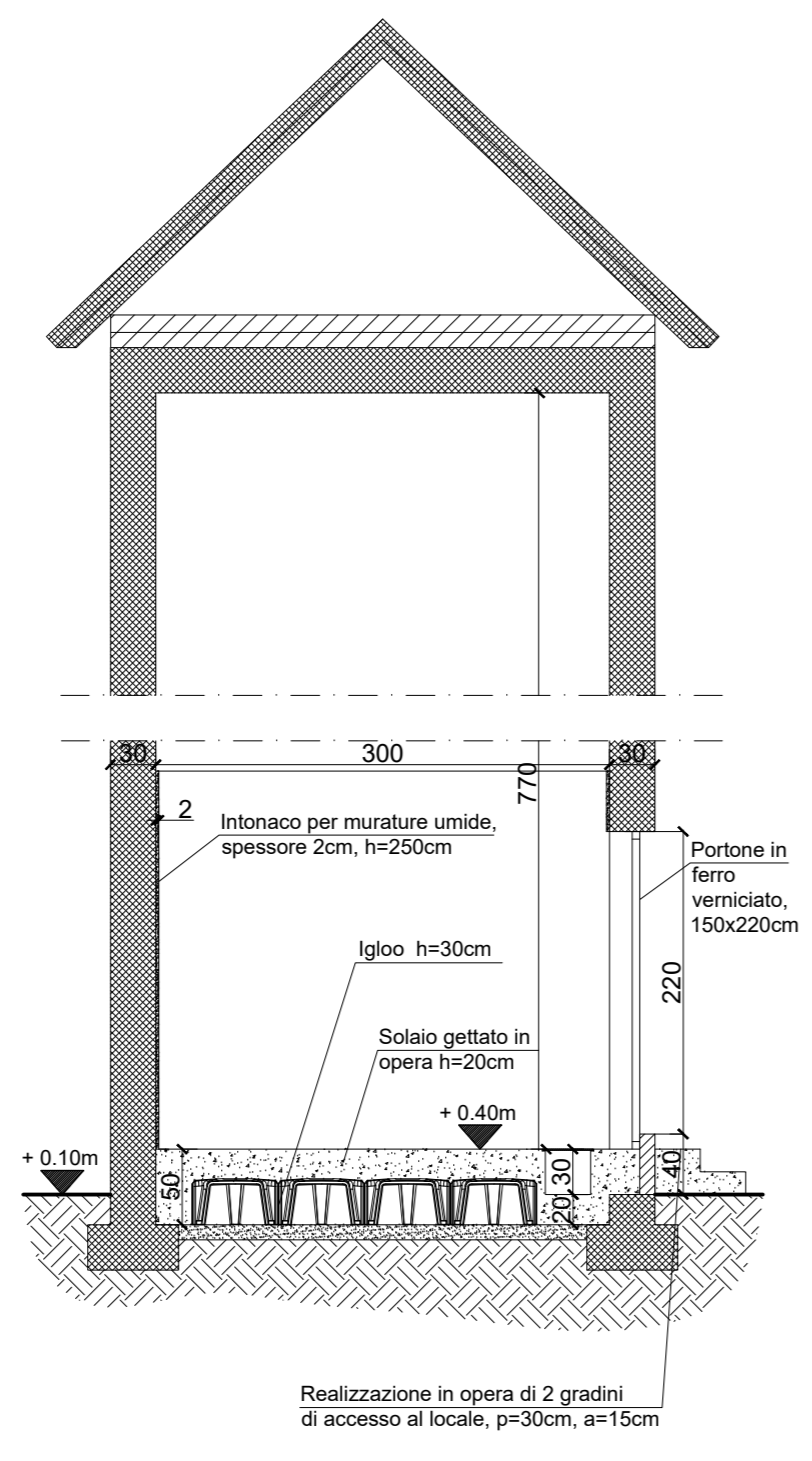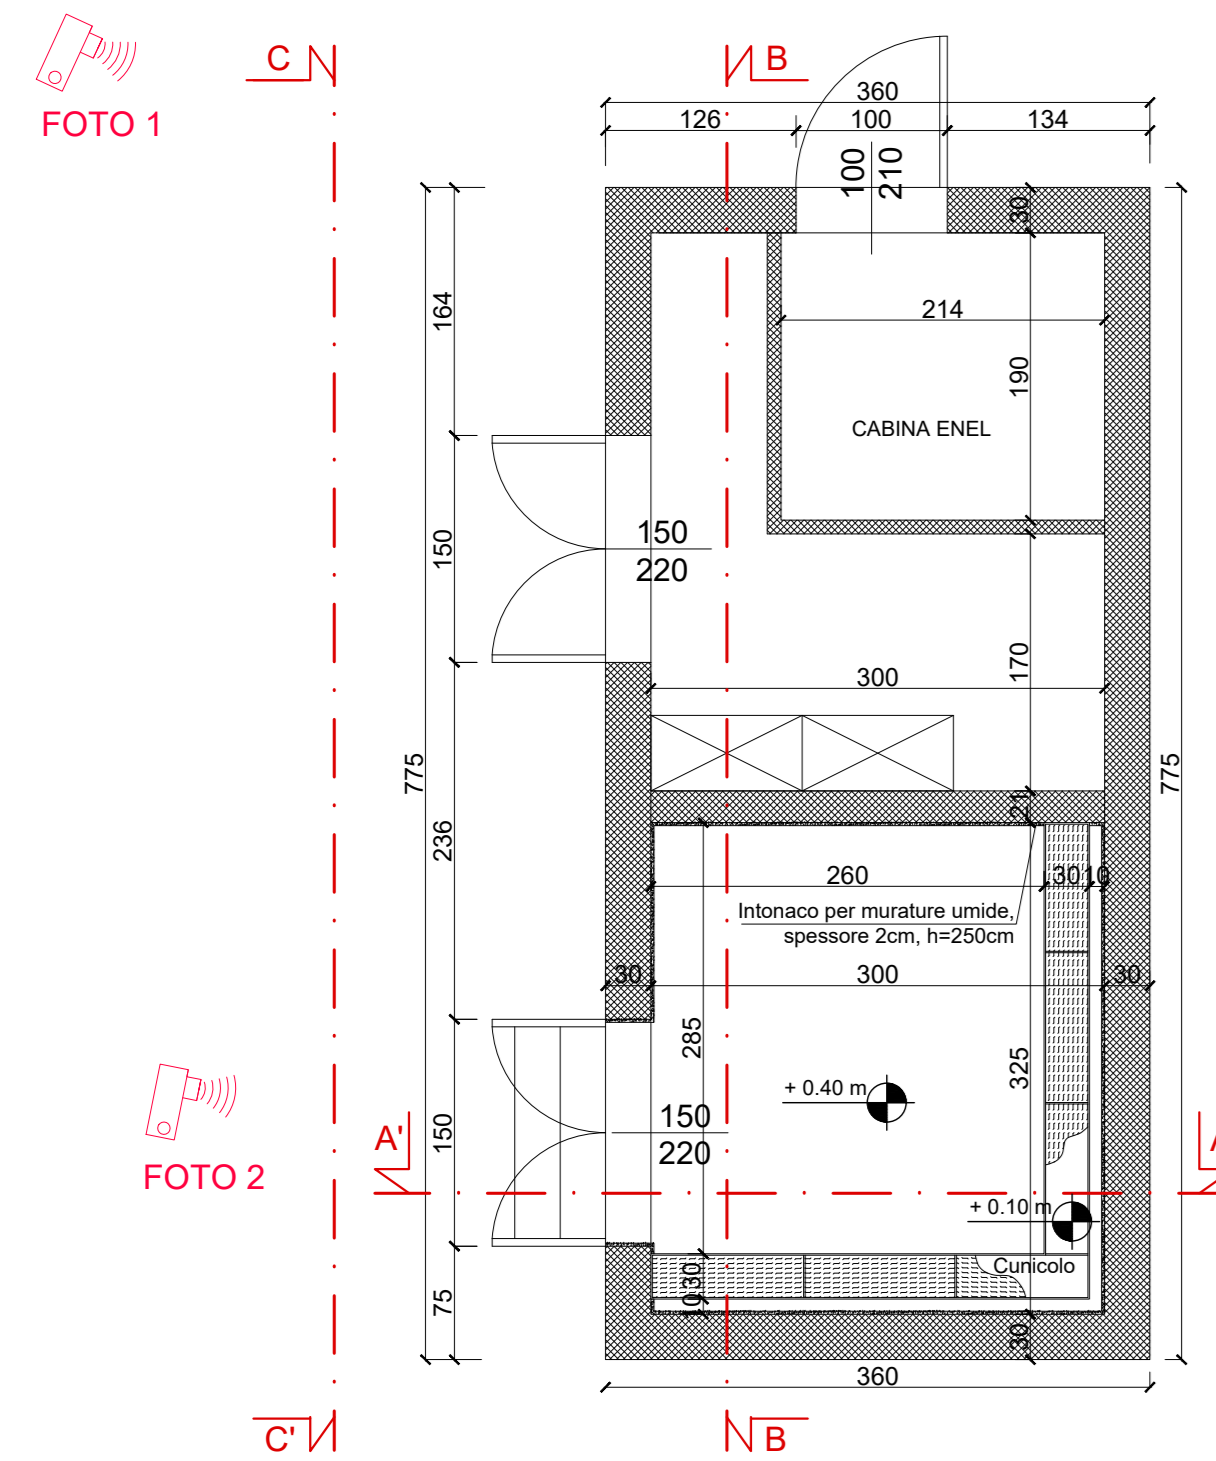

SEZIONE B-B' Scala 1:50

SEZIONE C-C' Scala 1:50

SEZIONE B-B' Scala 1:50

SEZIONE C-C' Scala 1:50

