


LOCALE DISIDRATAZIONE FANGHI ESISTENTE




DESCRIZIONE OPERE ESISTENTI

- OPERE DA DEMOLIRE / RIMUOVERE
- 01 Cunicolo passatubi
 - 02 Muretto di contenimento
 - 03 Nastropressa
 - 04 Riempimento in CLS
 - 05 Pompe
 - 06 Stazione polielettrolita
 - 07 Quadro elettrico bordo macchina
 - 08 Platea in Cts
 - 09 Scala di accesso e passerella di ispezione nastropressa
 - 10 Quadri elettrici
 - 11 Nastro trasportatore
 - 12 Serramenti esterni in metallo
 - 13 Portoni di accesso
 - 14 Profili in carpenteria metallica
 - 15 Lampade a Neon
 - 16 Faldali e impermeabilizzazione copertura

PIANTA LOCALE DISIDRATAZIONE FANGHI - STATO DI FATTO
SCALA - 1:50

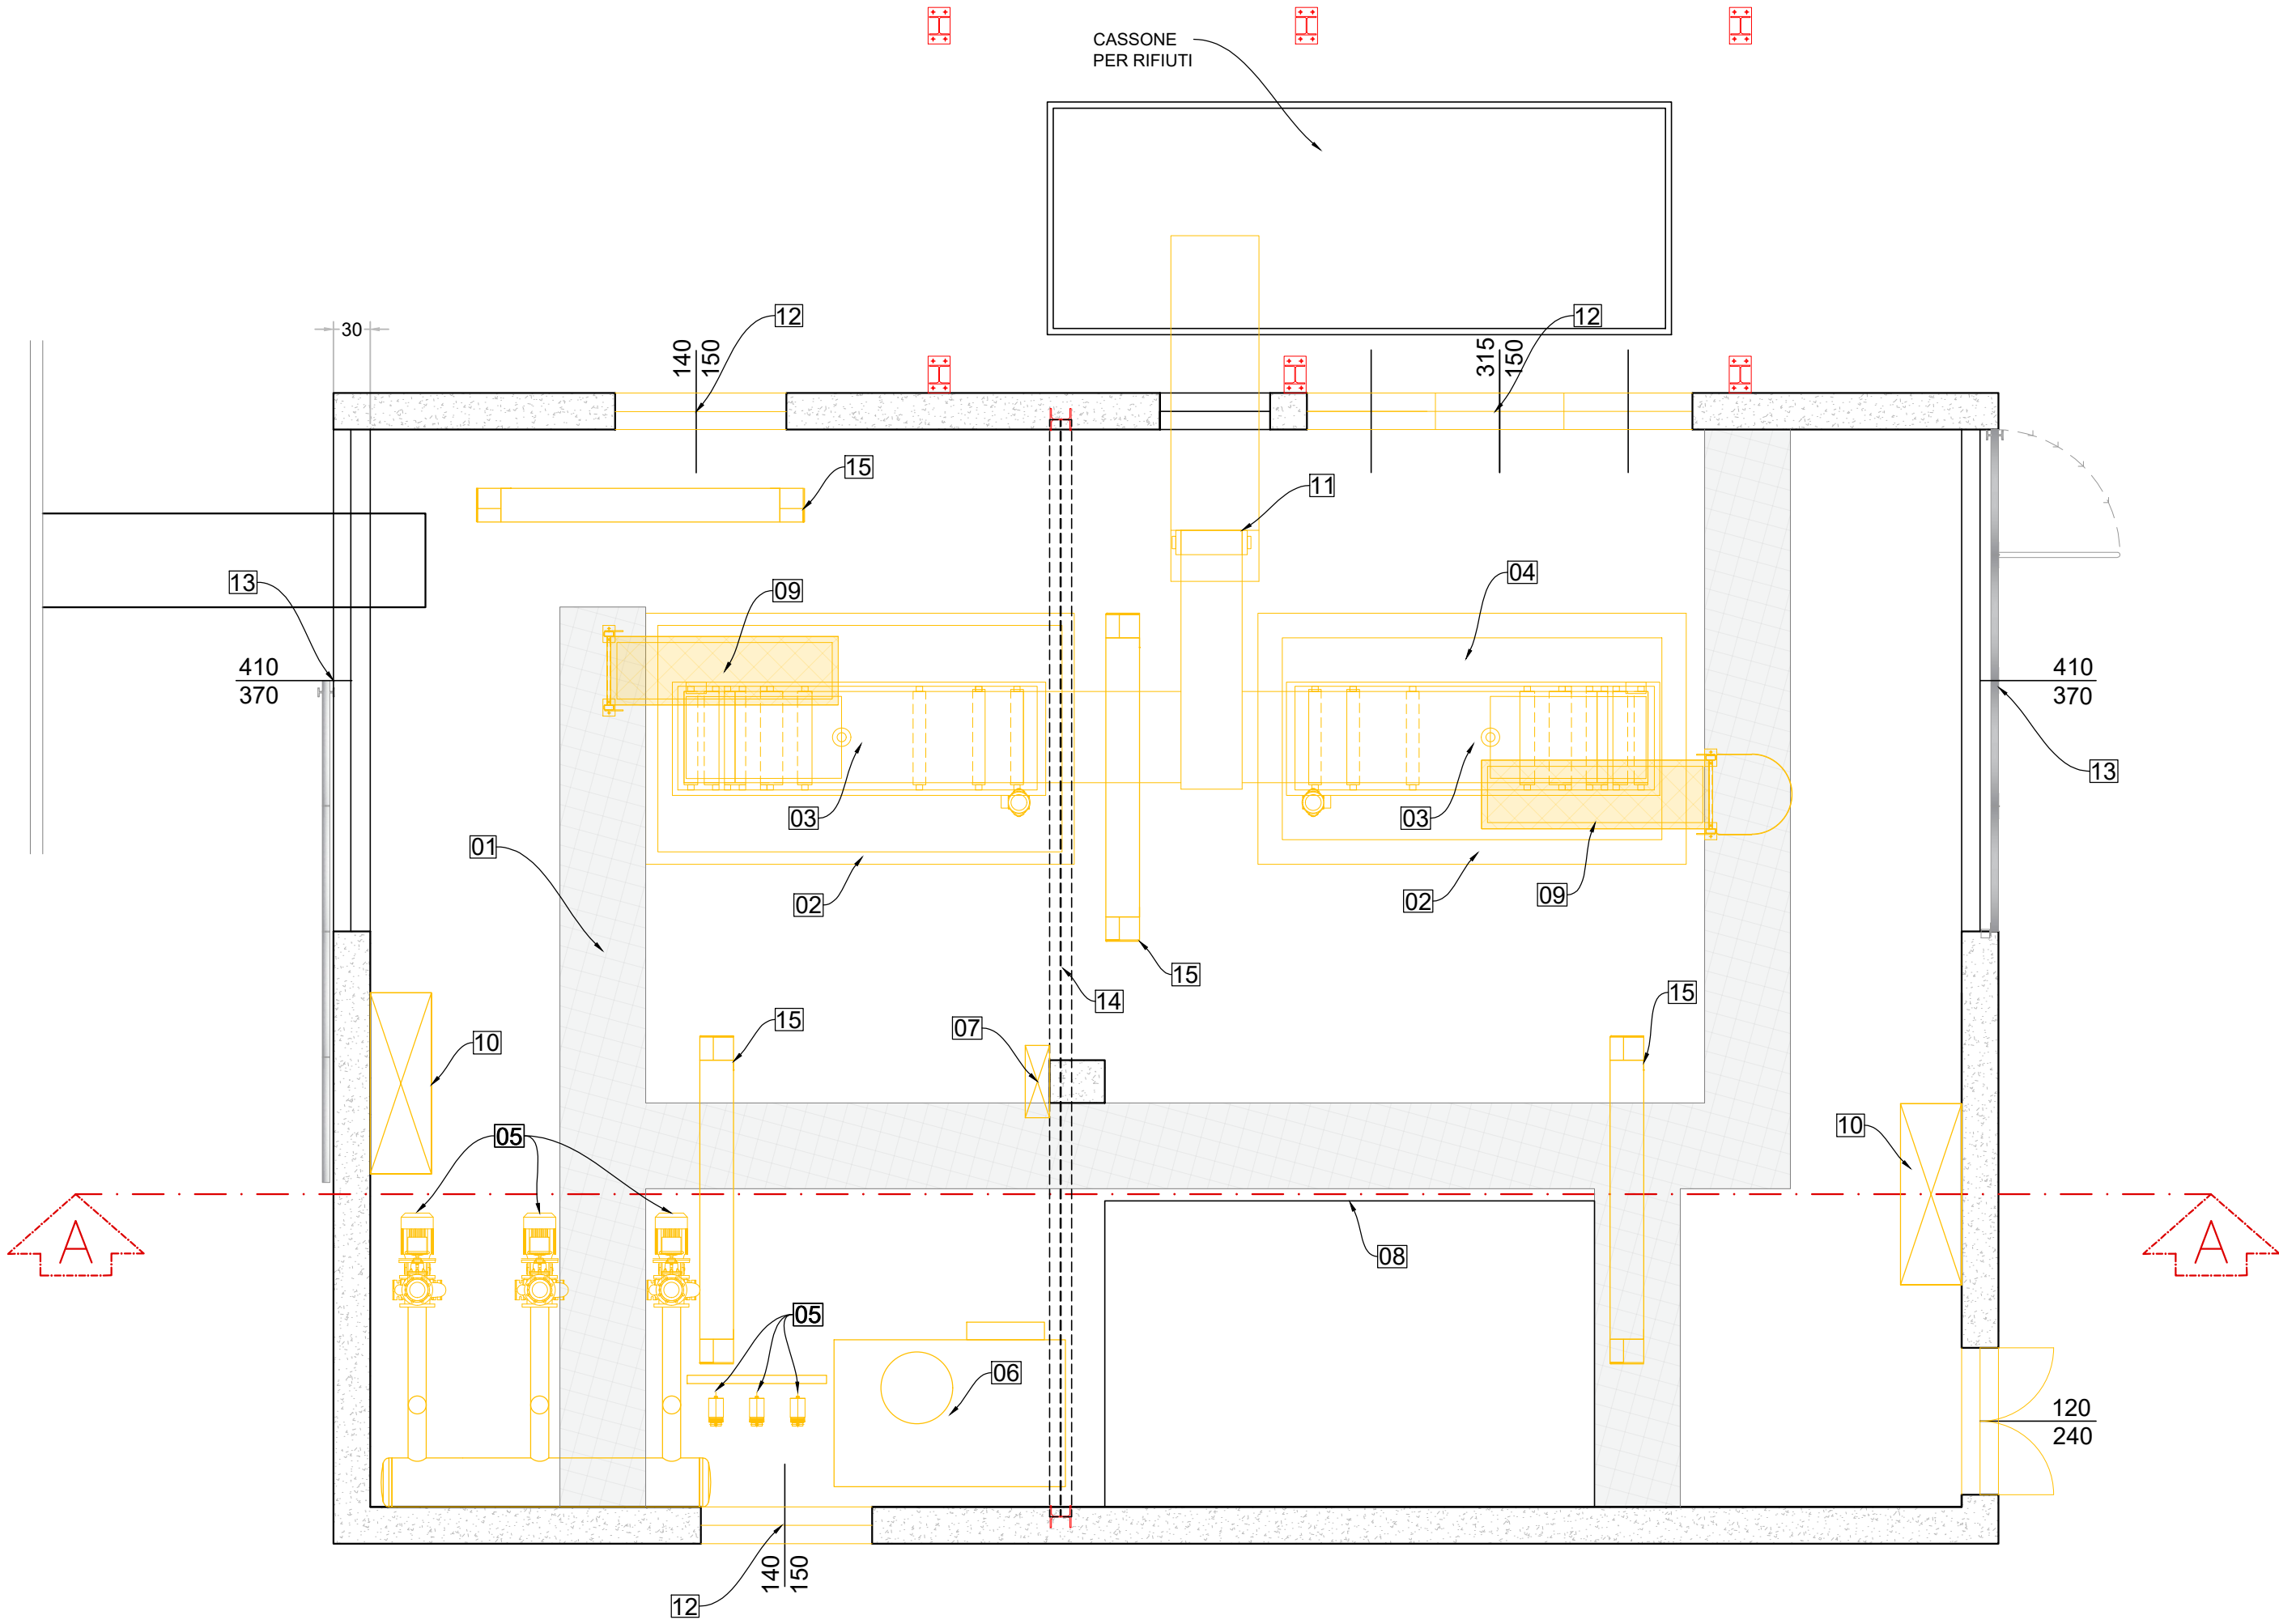

SEZIONE A - A

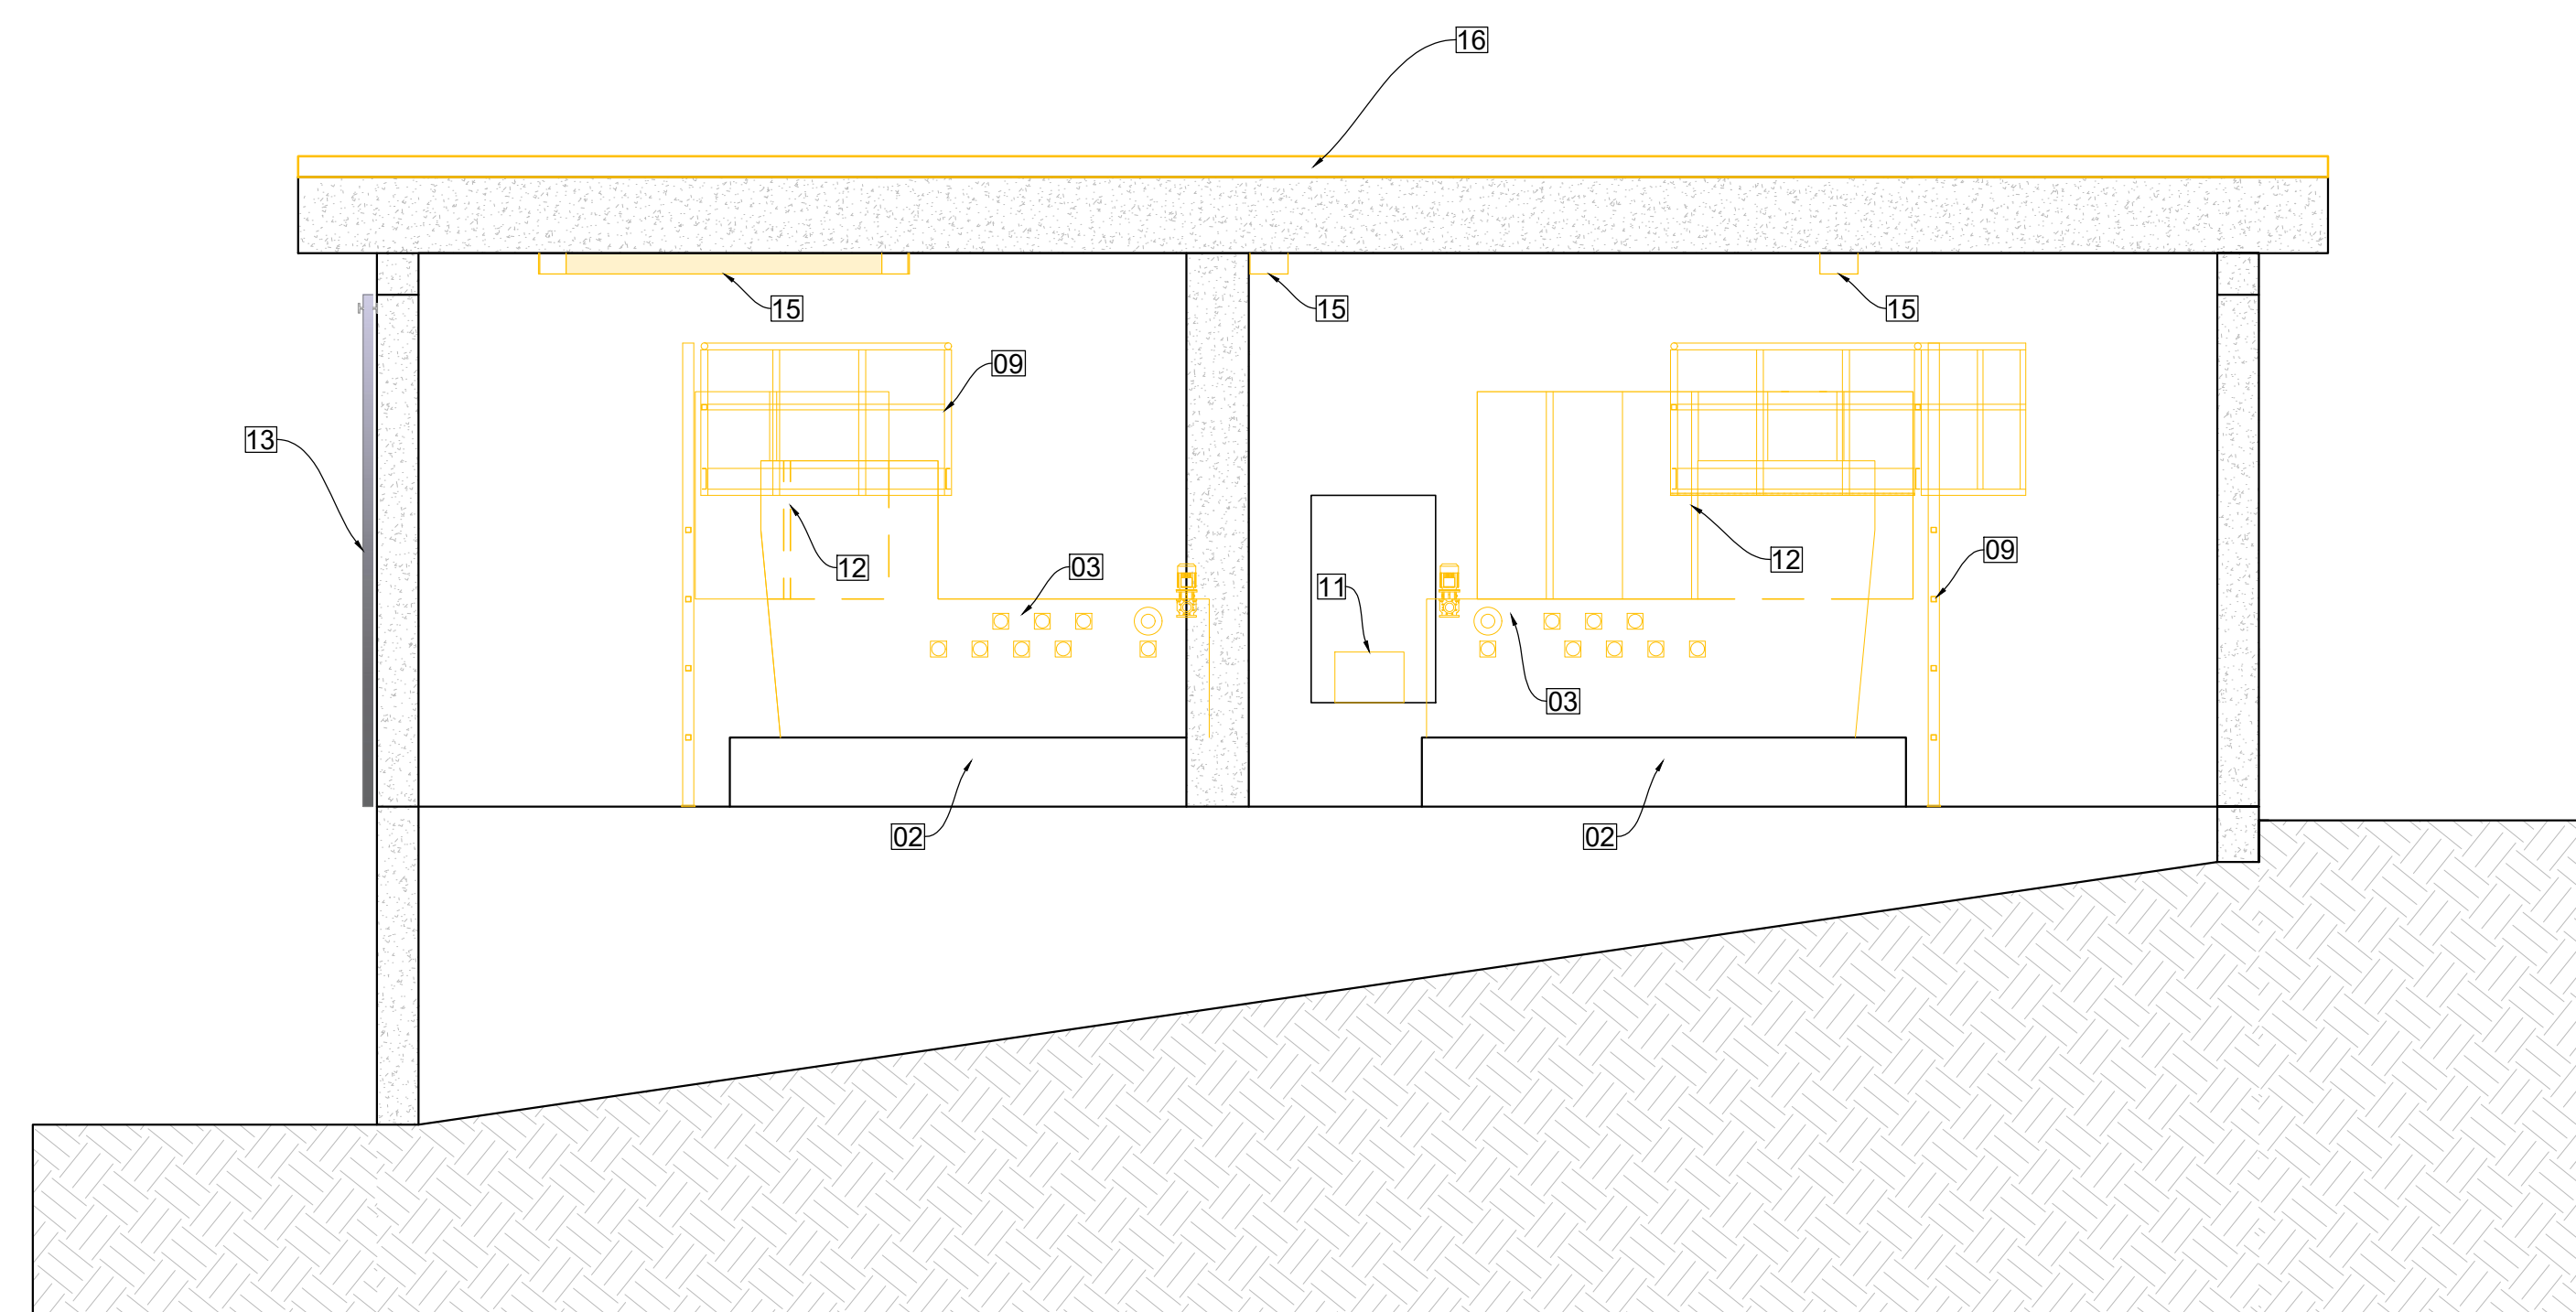


LOCALE DISIDRATAZIONE FANGHI ESISTENTE




DESCRIZIONE OPERE IN PROGETTO

- OPERE IN PROGETTO
- 01 Cunicolo passatubi
 - 02 Struttura di supporto centrifuga
 - 03 Centrifuga
 - 04 Coclea
 - 05 Pompa alimentazione centrifuga (1+1R)
 - 06 Stazione polielettrolita + pompa di alimentazione (1+1R)
 - 07 Quadro elettrico di comando
 - 08 Ripristino pavimentazione in cts
 - 09 Tamponatura in pannelli sandwich con porta di accesso
 - 10 Unità di climatizzazione
 - 11 Nastro trasportatore
 - 12 Serramenti esterni in metallo
 - 13 Portoni di accesso
 - 14 Passivazione e tinteggiatura elementi in carpenteria metallica
 - 15 Lampade a Led
 - 16 Rifacimento guaina impermeabile in copertura e posa faldali

PIANTA LOCALE DISIDRATAZIONE FANGHI - OPERE IN PROGETTO
SCALA - 1:50

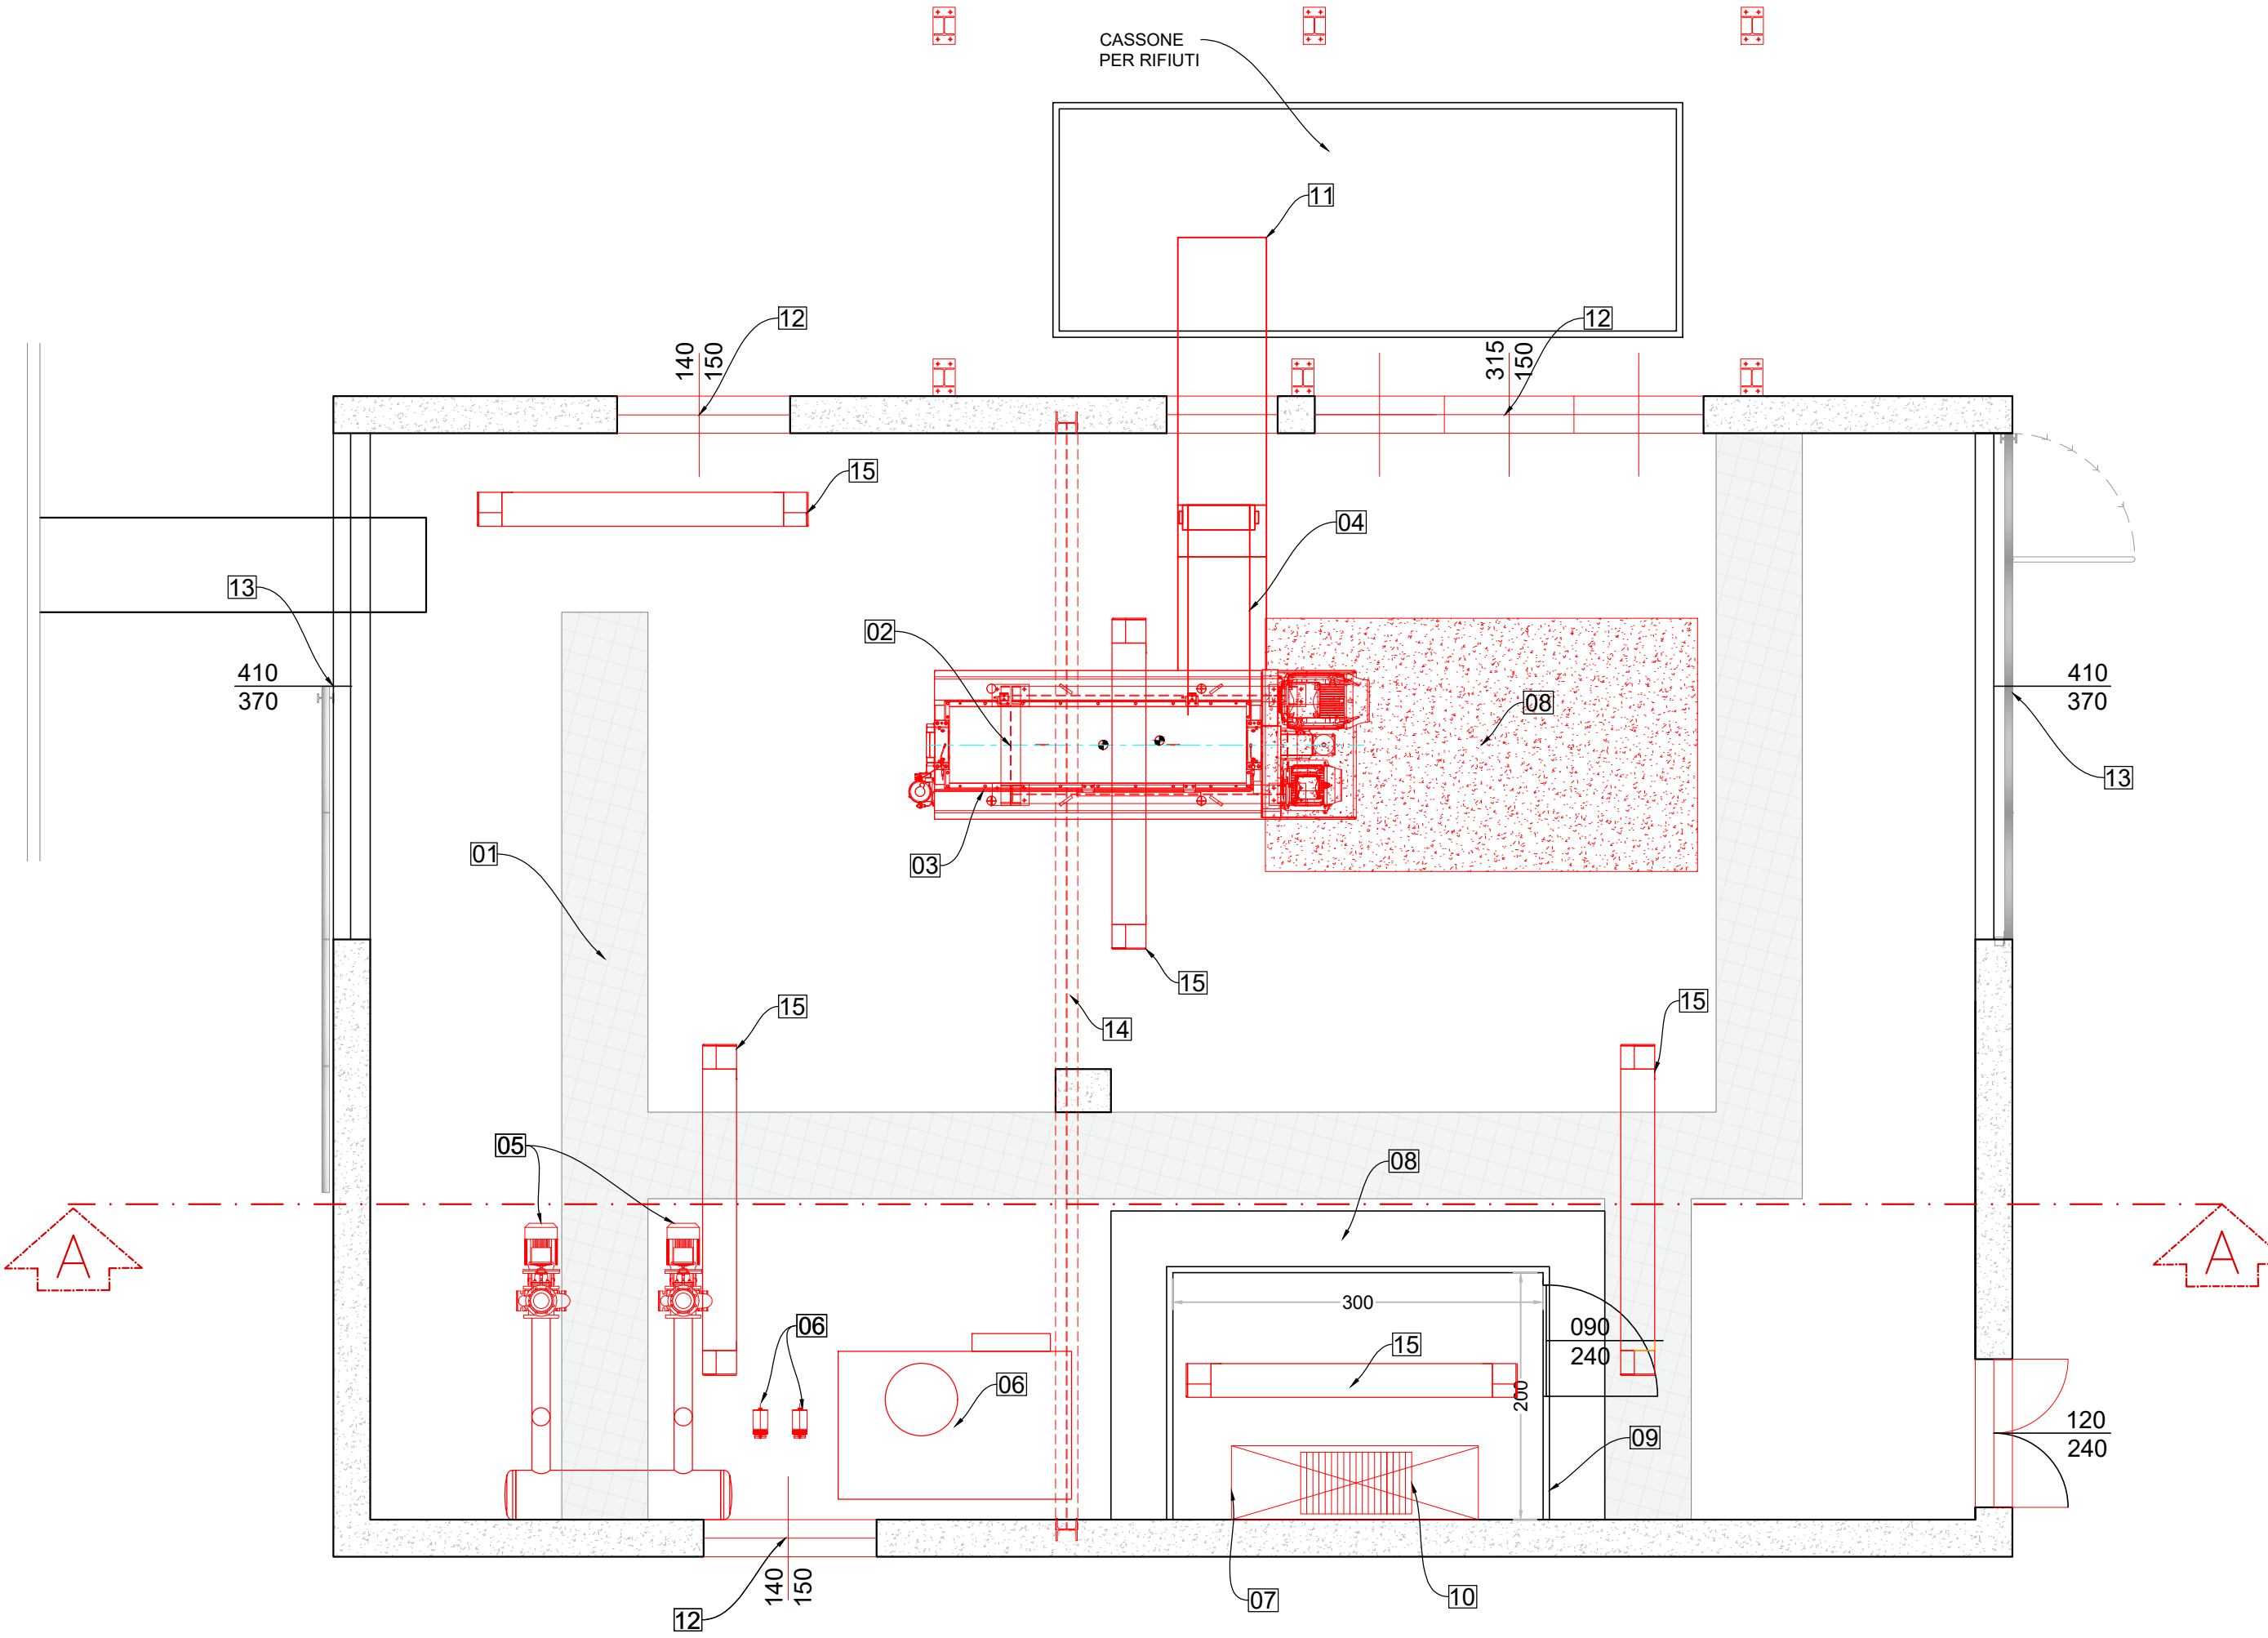

SEZIONE A - A

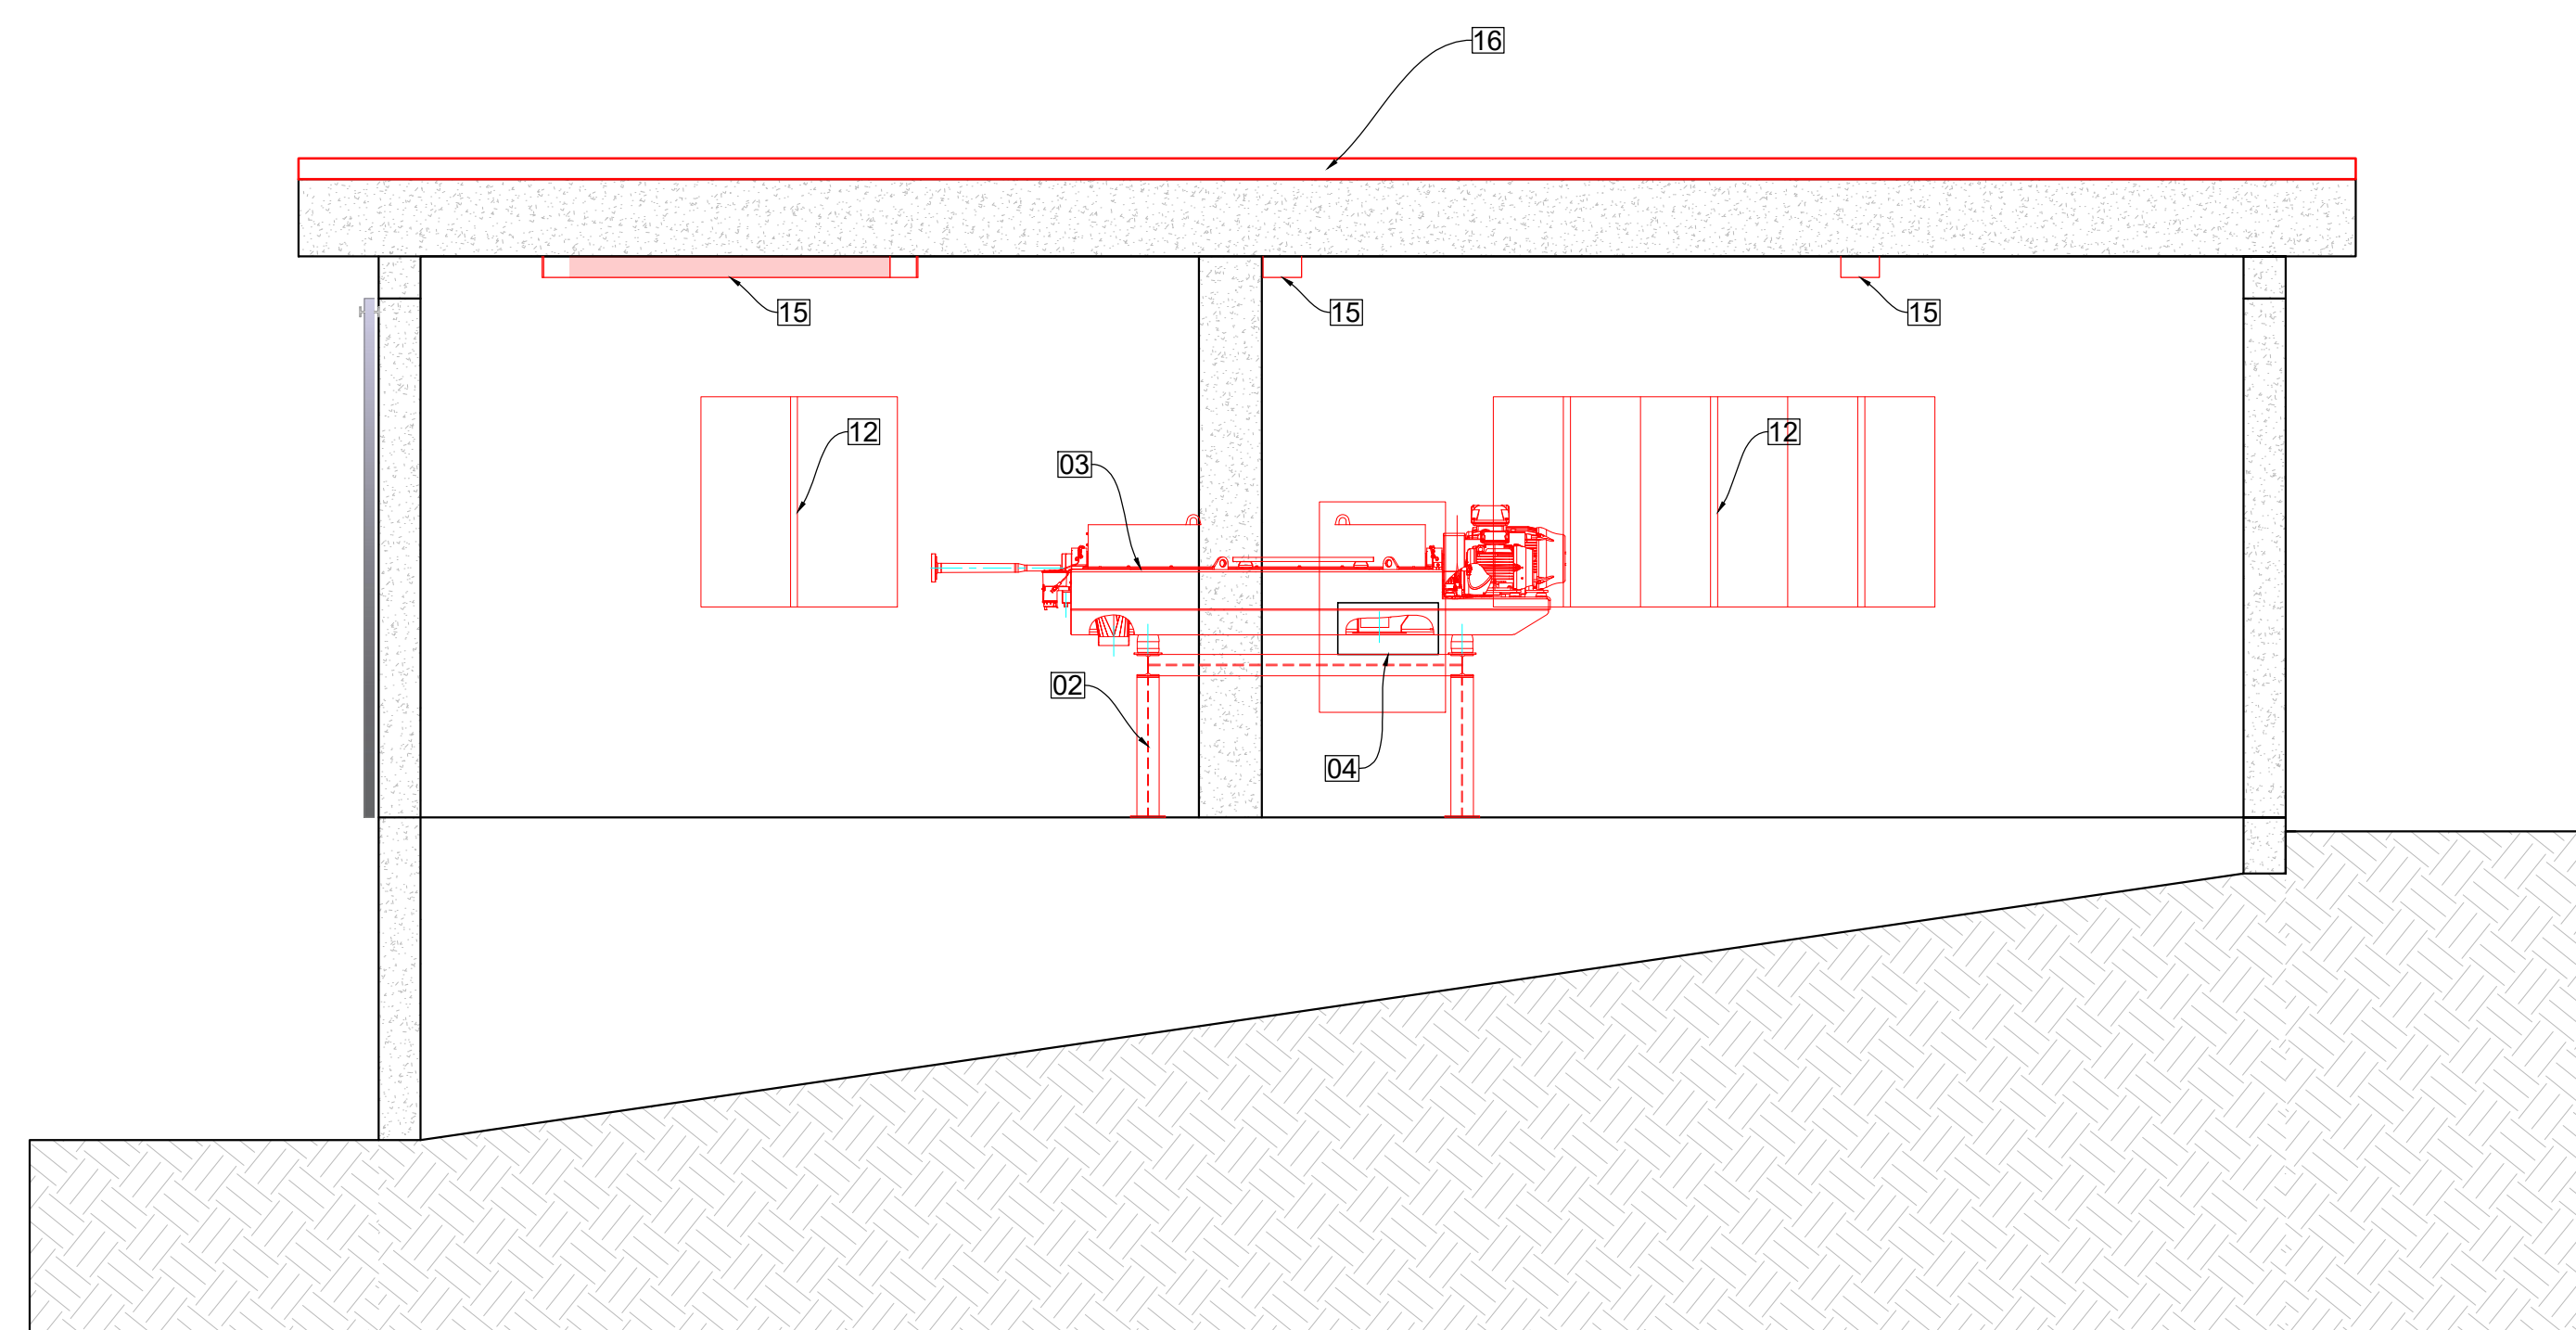

A COMPLETAMENTO DEI LAVORI SI PREVEDE:

- Fornitura e posa di tutte le tubazioni di alimentazione e di servizio per il funzionamento della centrifuga
- Fornitura e installazione misuratore di portata soluzione polielettrolita
- Fornitura e installazione misuratore di portata fango liquido
- Fornitura e installazione misuratore di concentrazione solidi nel fango.
- Adeguamento impianto elettrico esistente a servizio utenza

CENTRIFUGA TIPO - IN PROGETTO



REGIONE PIEMONTE
PROVINCIA DI CUNEO
COMUNE DI BRA



PROGETTO DI FATTIBILITÀ TECNICA ED ECONOMICA
LAVORI DI REVISIONE DEL COMPARTO DI DISIDRATAZIONE FANGHI E
POST ISPESAMENTO A SERVIZIO DELL'IMPIANTO DI DEPURAZIONE DI
BRA LOC. LA BASSA

COMMITTENTE:



EGEA ACQUE S.p.A.
Via Vivara, 2
12051 ALBA (CN)

OGGETTO

2.3.PL: LOCALE DISIDRATAZIONE FANGHI: STATO DI FATTO ED OPERE IN PROGETTO

PROFESSIONISTA:

Ing. Erika Brondino
Via Antica di Saluzzo 23 - 12100 CUNEO (CN)
Tel: 3479856712
E-mail: erika.brondino@gmail.com



REVISIONE 00	DATA Maggio 2024	DESCRIZIONE 1ª emissione	PREPARATO
PROTOCOLLO		COMMESSA	